


План 26-27 этажа

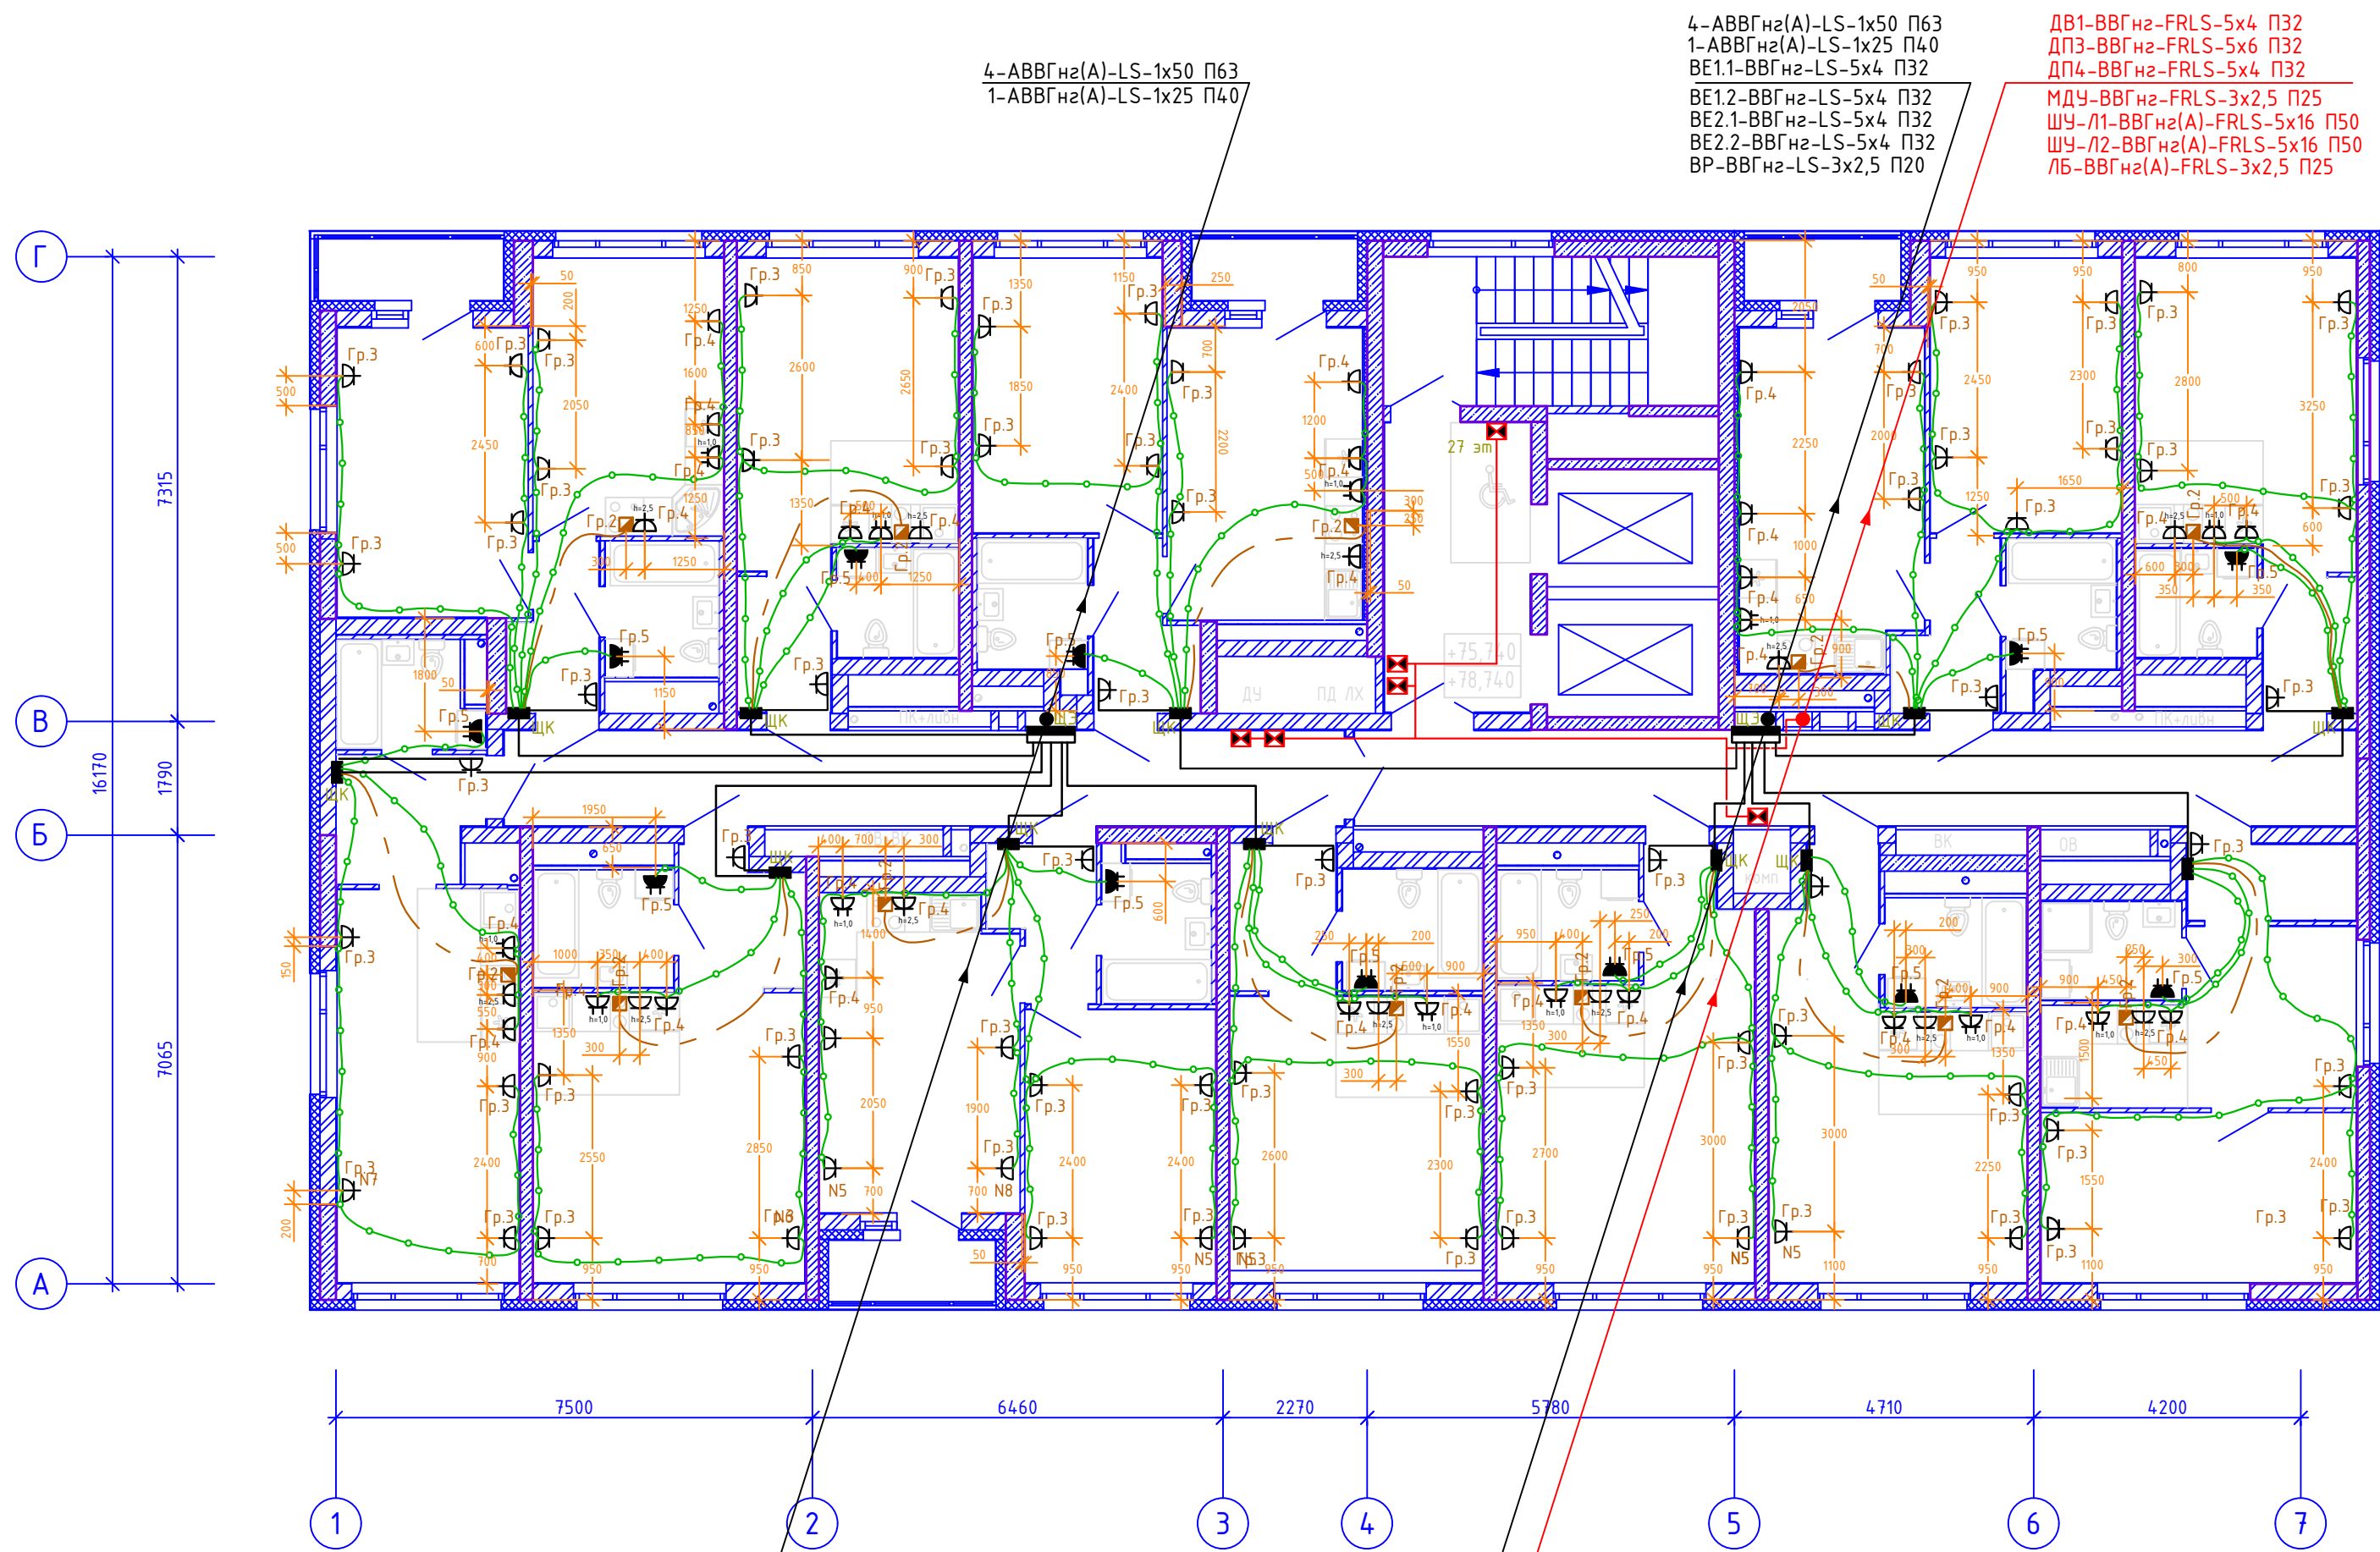

Условные обозначения оборудования

Наименование	Высота установки, м	Обозначение	Количество
Щит квартирный	1,5	ЩК	24
Розетка штепсельная скрытой установки с з/к, 220В 16А, IP 20	0,3 — канальи 1,0 — кухня	⌂	196
То же, сдвоенная	0,3 — канальи 1,0 — кухня	⌂	24
Розетка штепсельная скрытой установки с з/к, 220В 16А, IP54 (двойная)	1,0	⌂	24
Коробка с клеммником скрытой установки для подключения электроплиты 220В, 32А	0,3	⌂	24
Прокладка сетей в плите перекрытия под помещением (полу) — труба П25		—	1700
Прокладка сетей в плите перекрытия под помещением (полу) — труба П32 (для электроплиты)		—	200
Монолитный участок стены		▨	
Электропривод клапана системы ОВ (ДУ) — МДУ-1		⚡	11

СП007-08.21-00-ЭЛ					
Комплексная застройка в квартале улиц Фрунзе-Белинского-Щорса-Степана Разина, в Ленинском районе г. Екатеринбурга. Этап N1.1. Односекционный жилой дом					
Изм.	Кол.уч.	Лист	Ндок.	Подп.	Дата
Разраб.	Дорошенко				03.23
Проверил	Леднев				03.23
Н.контр.		Косылева			03.23
Электрооборудование и электроосвещение				Стадия	Лист
				Р	28
План 26-27 этажей Электрооборудование				СПЕЦИАЛИЗИРОВАННЫЙ ПРОЕКТИРОВЩИК	