


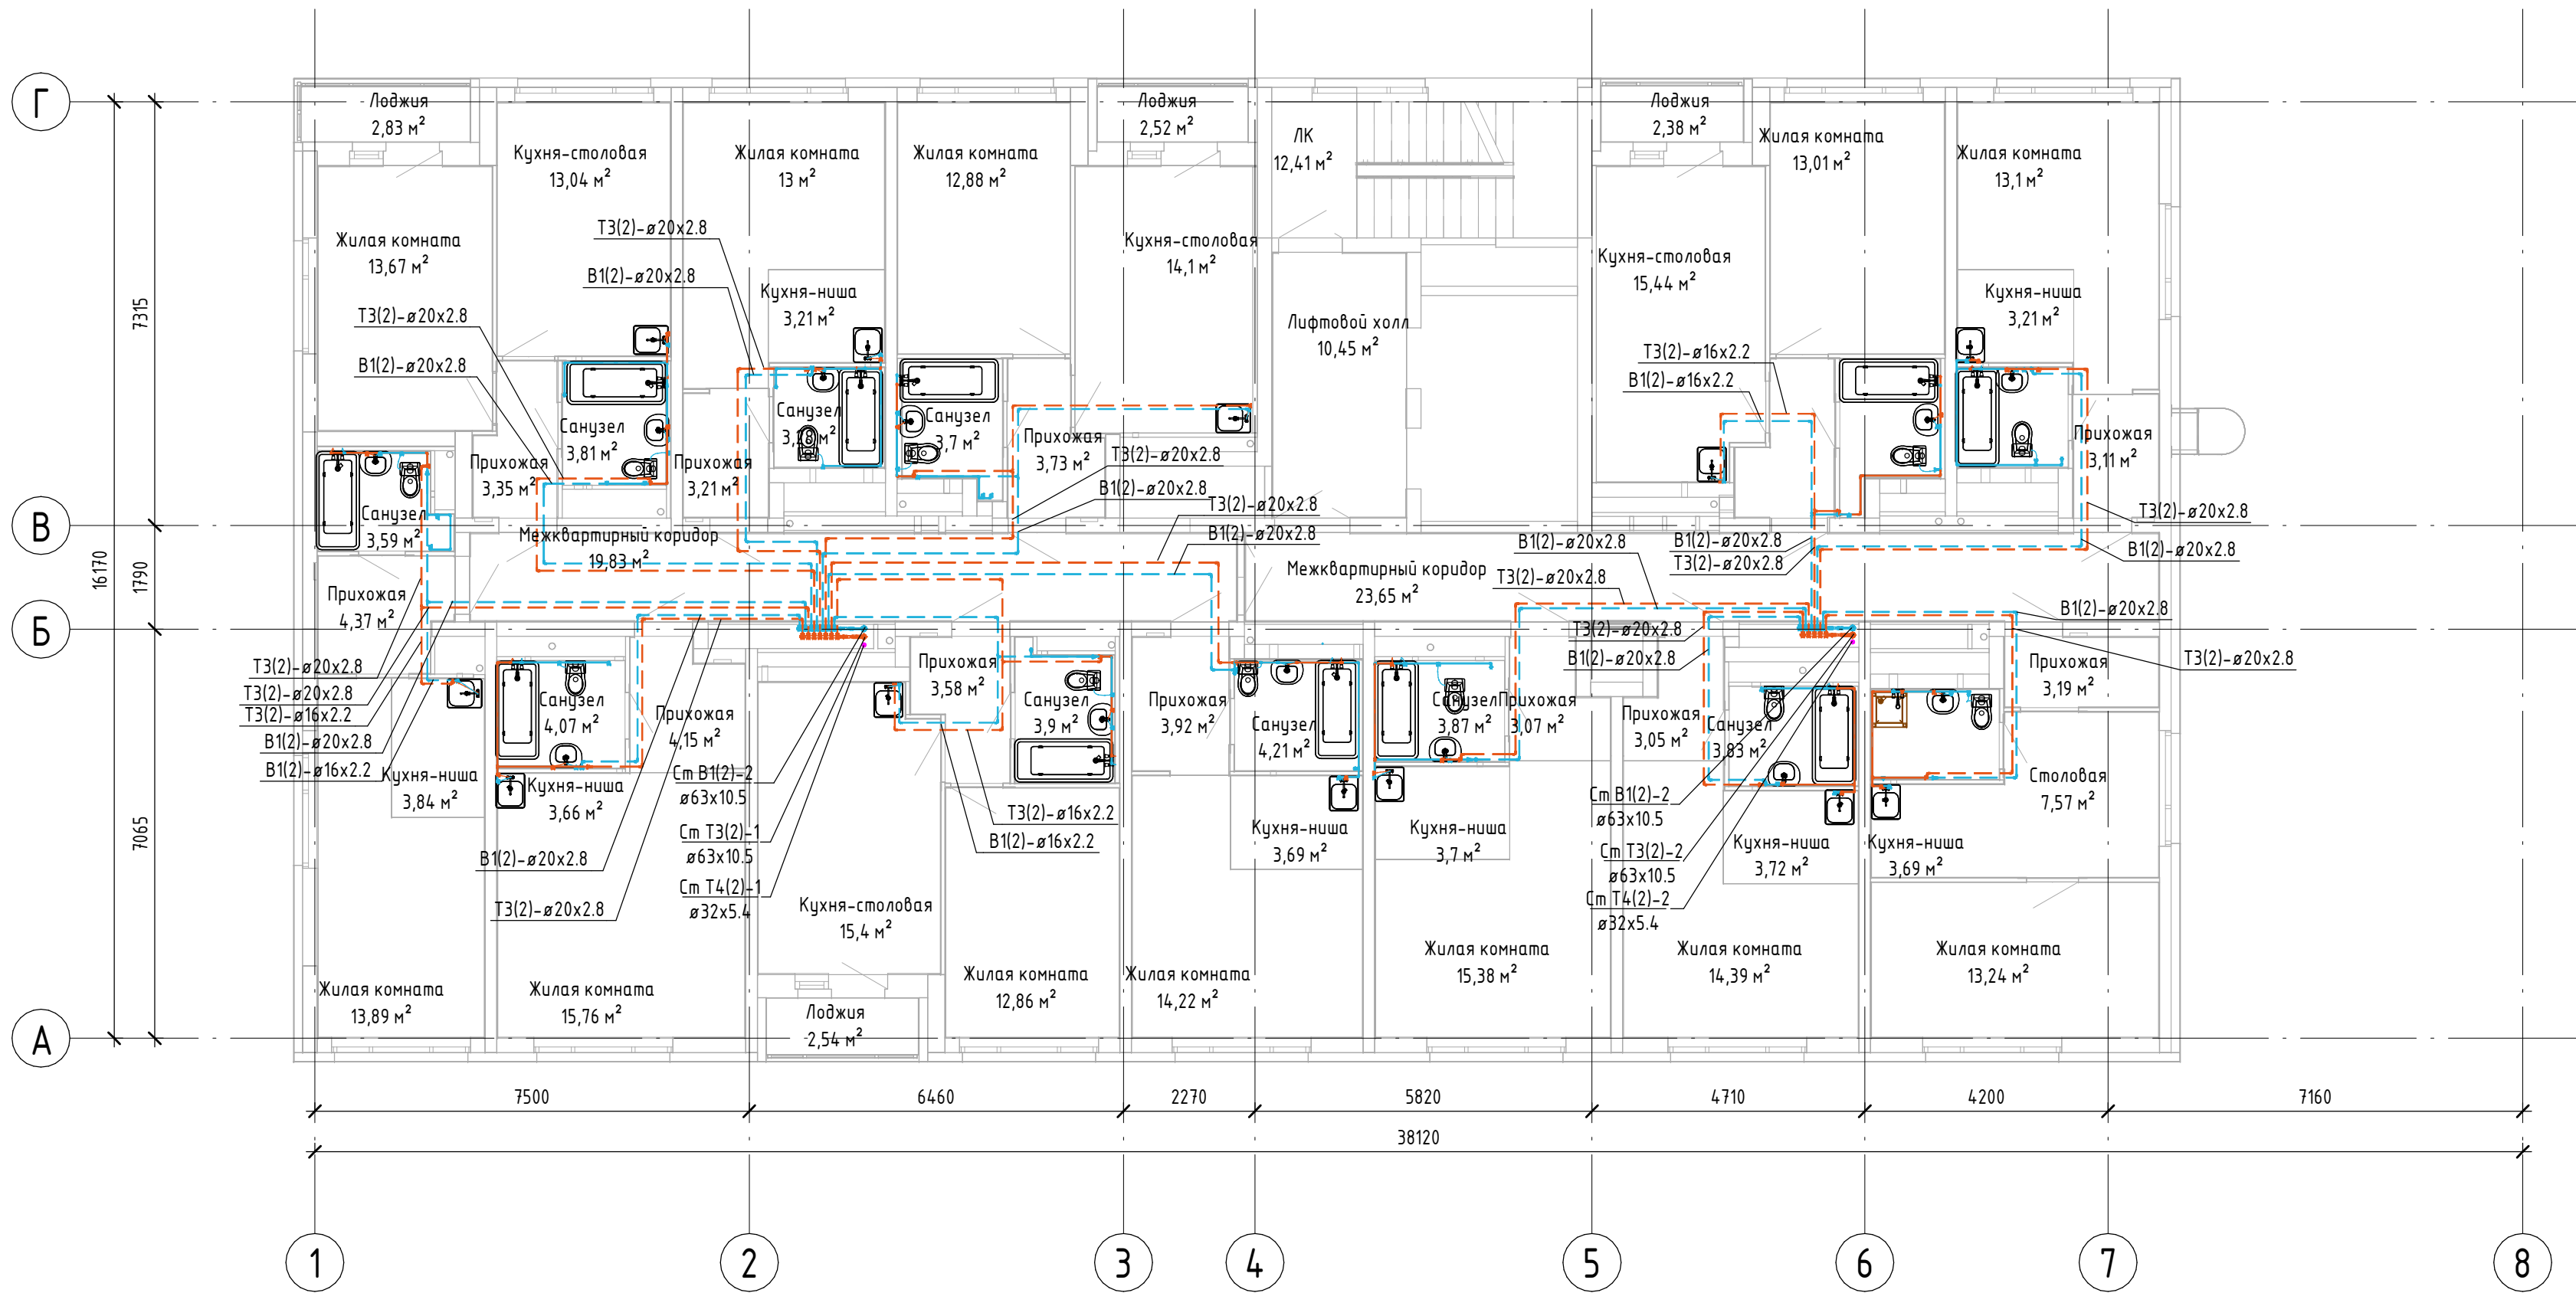

Примечание:
1. Трубопроводы В1, Т3 от коллектора до санузлов квартир проложить в полу в гофре. Гофра условно не показана.
2. Мойки показаны условно, не учтены в спецификации, устанавливаются собственником жилья.

						СП007-08.21-00-ВК		
						Комплексная застройка в квартале улиц Фрунзе-Белинского-Щорса-Степана Разина, в Ленинском районе г. Екатеринбурга, Этап №1.1. Односекционный жилой дом		
Изм.	Кол.ч.	Лист	№ док.	Подп.	Дата	Внутренний водопровод и канализация	Стадия	Лист
Разраб.							Р	26
						План 25-27-го этажа с системами В1(2), Т3(2), Т4(2)		
Н. контр. ГИП						СПЕЦИАЛИЗИРОВАННЫЙ ПРОЕКТИРОВАЩИК		