


План 4-10 этажа

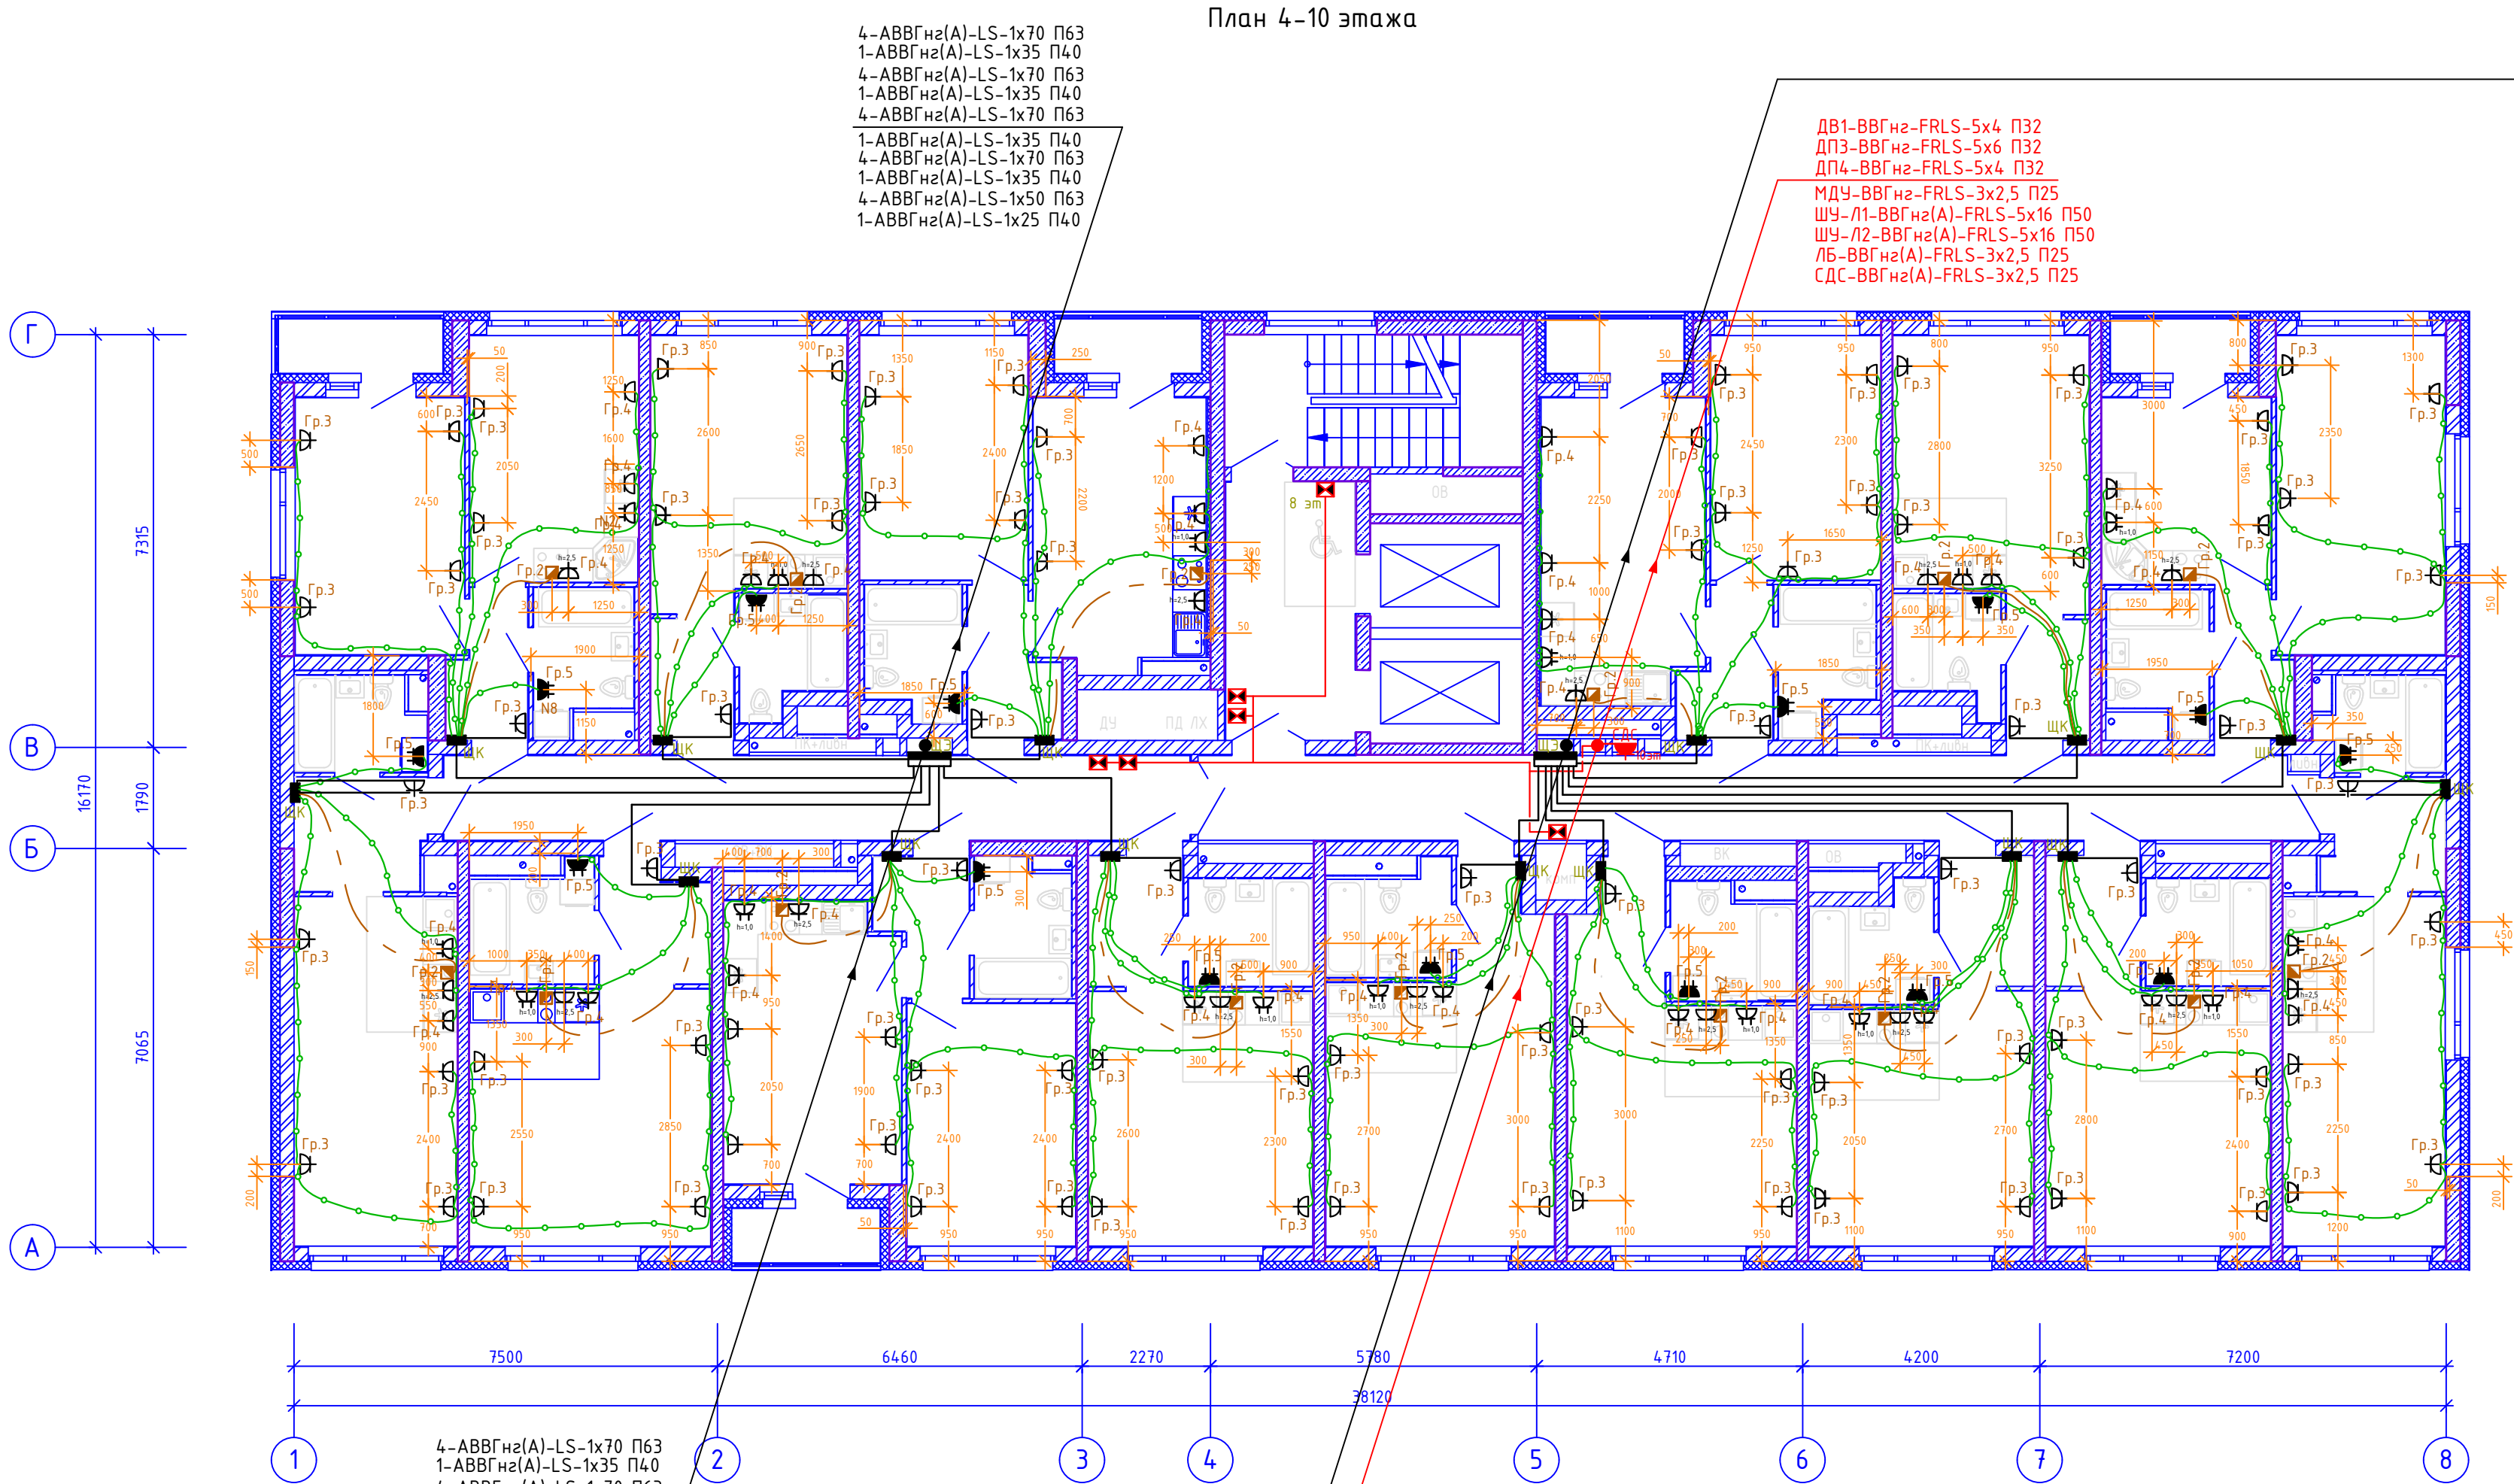

Условные обозначения оборудования

Наименование	Высота установки, м	Обозначение	Количество
Щит квартирный	1,5	ЩК	105
Розетка штепсельная скрытой установки с з/к, 220В 16А, IP 20	0,3 — канализация 1,0 — кухня	Р	847
То же, сдвоенная	0,3 — канализация 1,0 — кухня	Р	105
Розетка штепсельная скрытой установки с з/к, 220В 16А, IP54 (двойная)	1,0	Р	105
Коробка с клеммником скрытой установки для подключения электроплиты 220В, 32А	0,3	К	105
Прокладка сетей в плите перекрытия под помещением (пол) — труба П25		—	6300
Прокладка сетей в плите перекрытия под помещением (пол) — труба П32 (для электроплиты)		—	840
Монолитный участок стены		■	
Электропривод клапана системы ОВ (ДУ) — МДУ-1		К	36

СП007-08.21-00-ЭЛ					
Комплексная застройка в квартале улиц Фрунзе-Белинского-Щорса-Степана Разина, в Ленинском районе г. Екатеринбург. Этап П1.1. Односекционный жилой дом					
Изм.	Кол.ч.	Лист	Ндк.	Подп.	Дата
Разраб.	Дорошенко	03.23			
Проверил	Леднев	03.23			
Электрооборудование и электроосвещение				Стадия	Лист
				Р	20
План 4-10 этажей Электрооборудование				С П Е Ц И А Л И З И Р О В А Н Н Ы Й П Р О Е К Т И Р О В Ш И К	
Н.контр.	Косылева	03.23			