


План 28 этажа

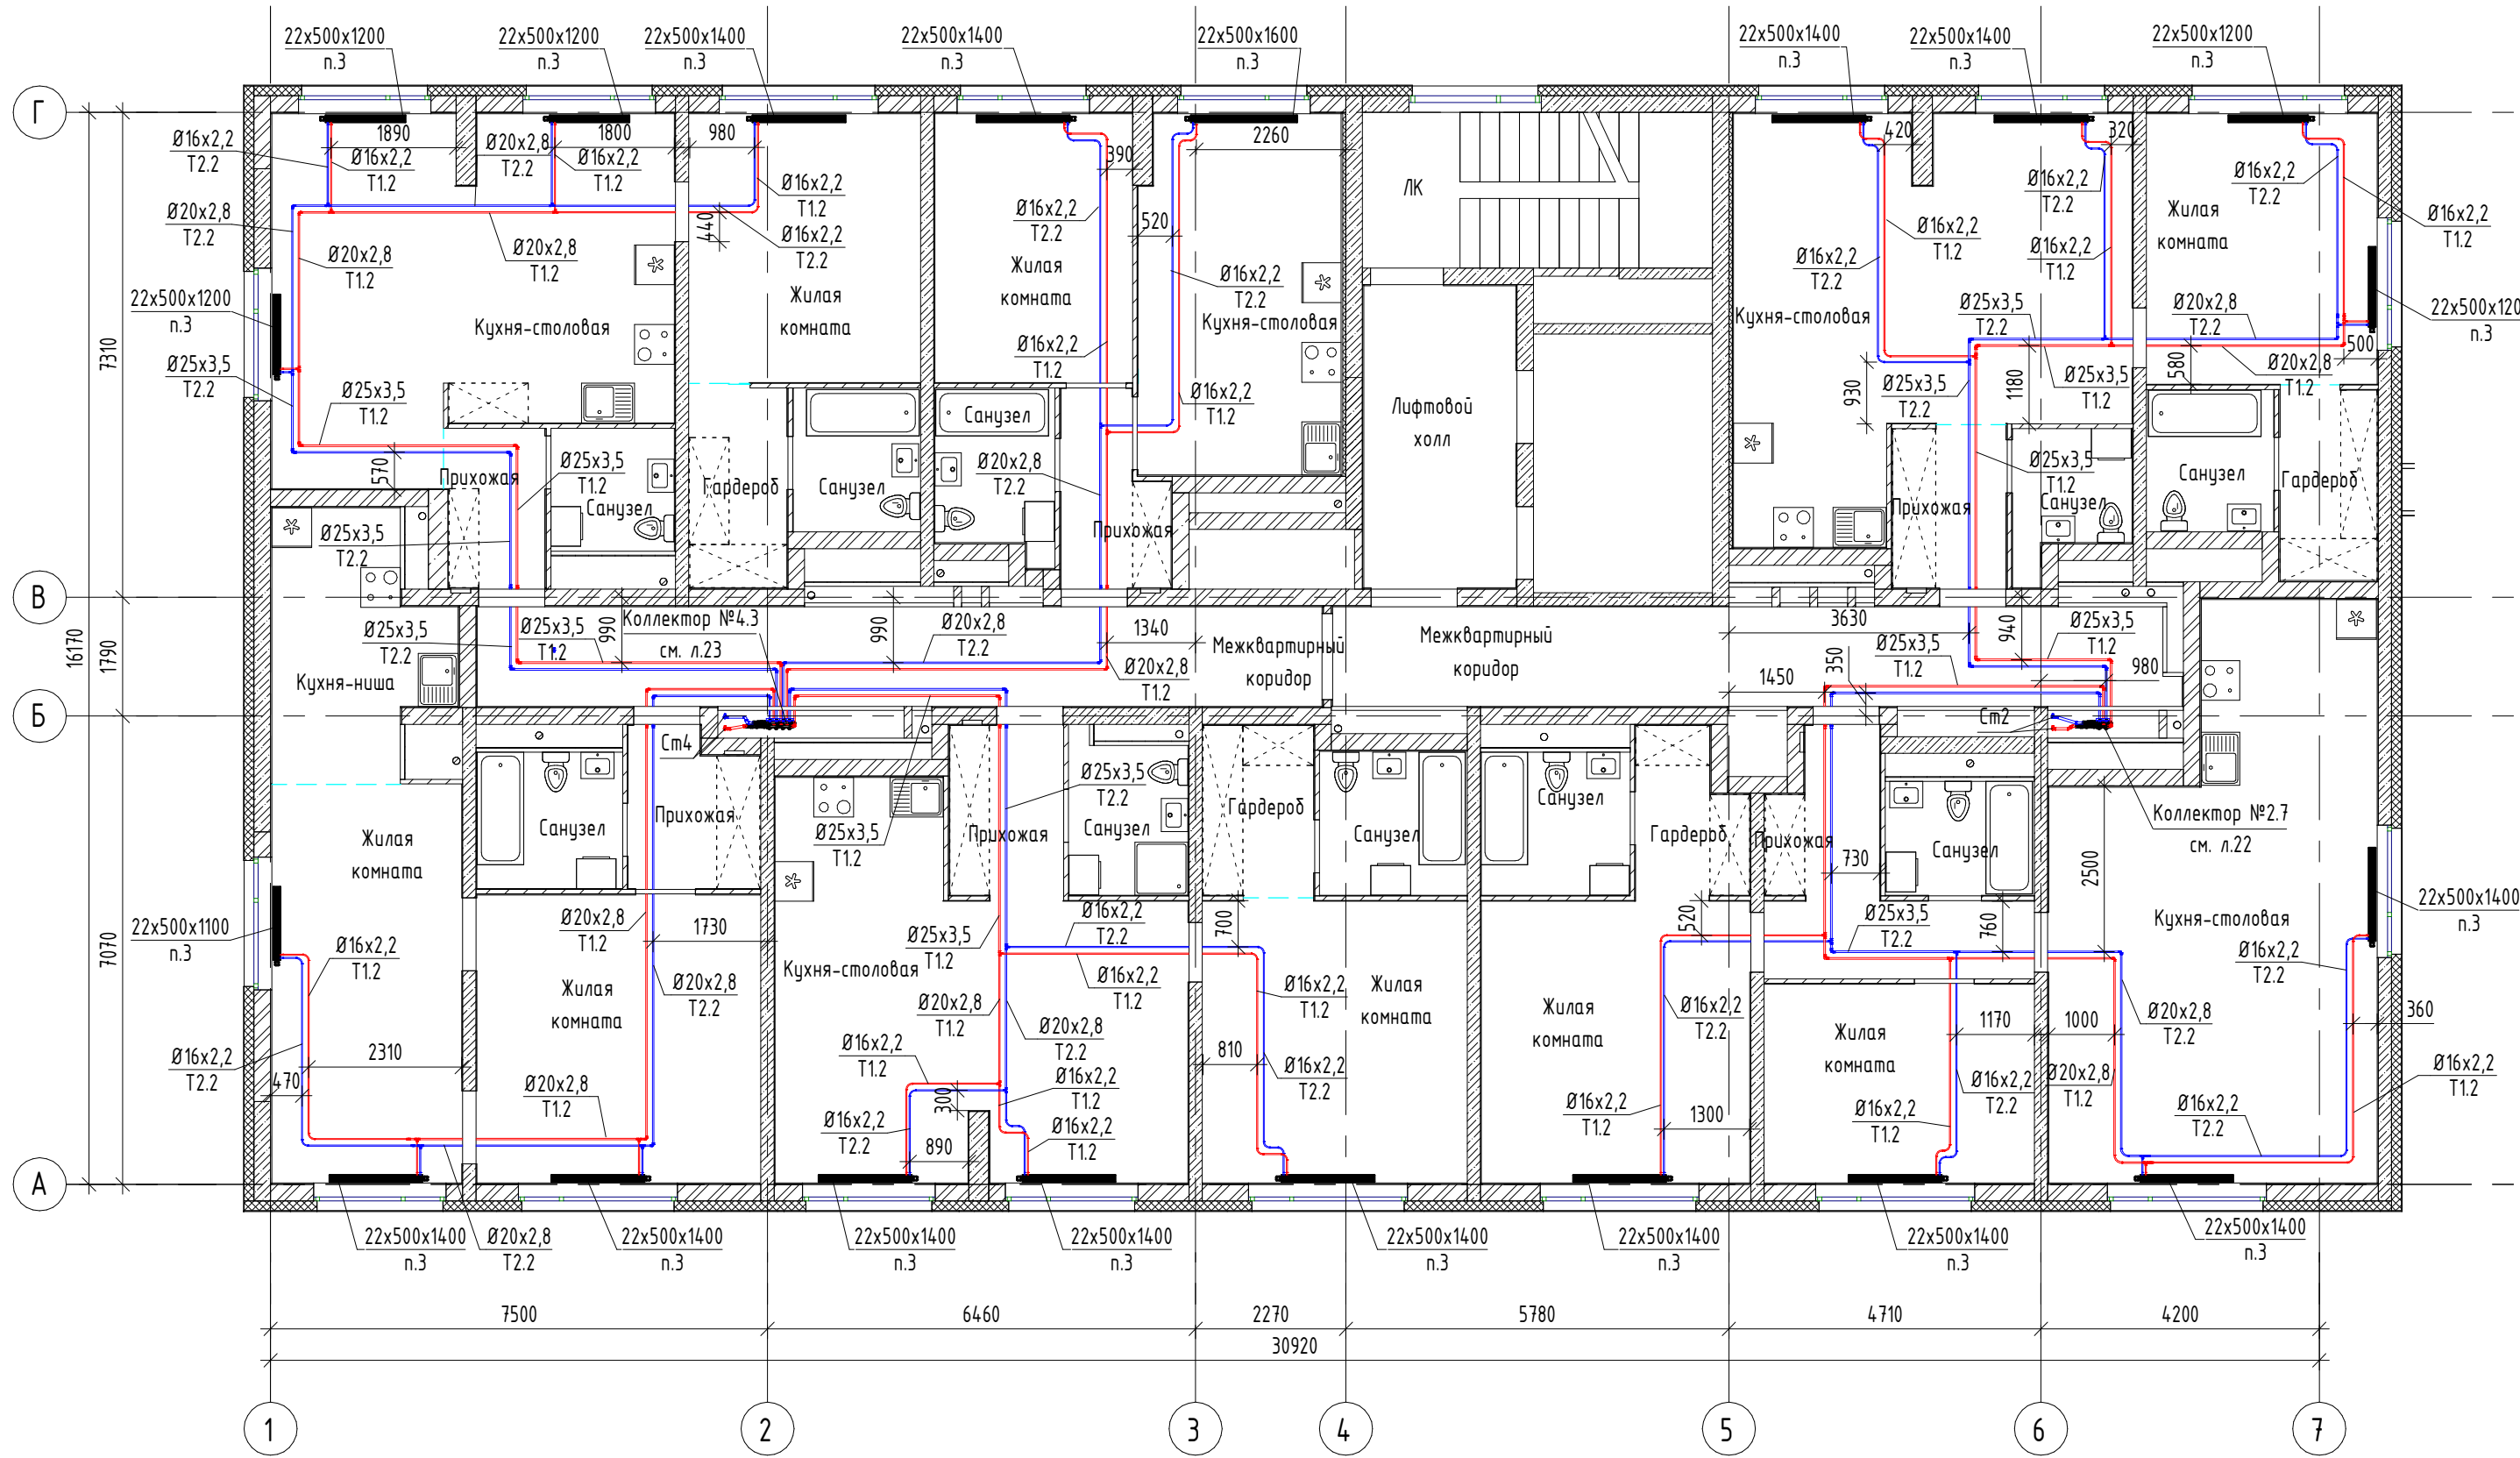

Согласовано					
Инв. № подл.	Подп. и дата	Взам. инв. №			

Таблица назначения систем	
Название системы	Назначение
T1.2, T2.2	Подводящий и обратный трубопроводы системы отопления жилых помещений (2 зона)

Маркировка радиаторов	
Обозначение на чертеже	Наименование радиатора
	- Тип прибора - Высота прибора - Длина прибора - Стальной панельный радиатор PURMO Ventil Contrast(или аналог) с нижним подключением - Значение преднастройки термостатического клапана

Изм.	Кол. уч.	Лист	№ док.	Подп.	Дата
Разраб.	Коваленко				03.22
Проверил	Луцевич				03.22
Н. контроль	Костылева				03.22

СП007-08.21-00-ОВ1			
Комплексная застройка в квартале улиц Фрунзе – Белинского – Щорса – Степана Разина, в Ленинском районе г. Екатеринбургa. Этап №1.1. Односекционный жилой дом			
Отопление	Стадия	Лист	Листов
	Р	10	
План 28 этажа	 СПЕЦИАЛИЗИРОВАННЫЙ ПРОЕКТИРОВАЩИК		