


Согласовано:					
Инв. № подл.	Подп. и дата	Взам. инв. №			

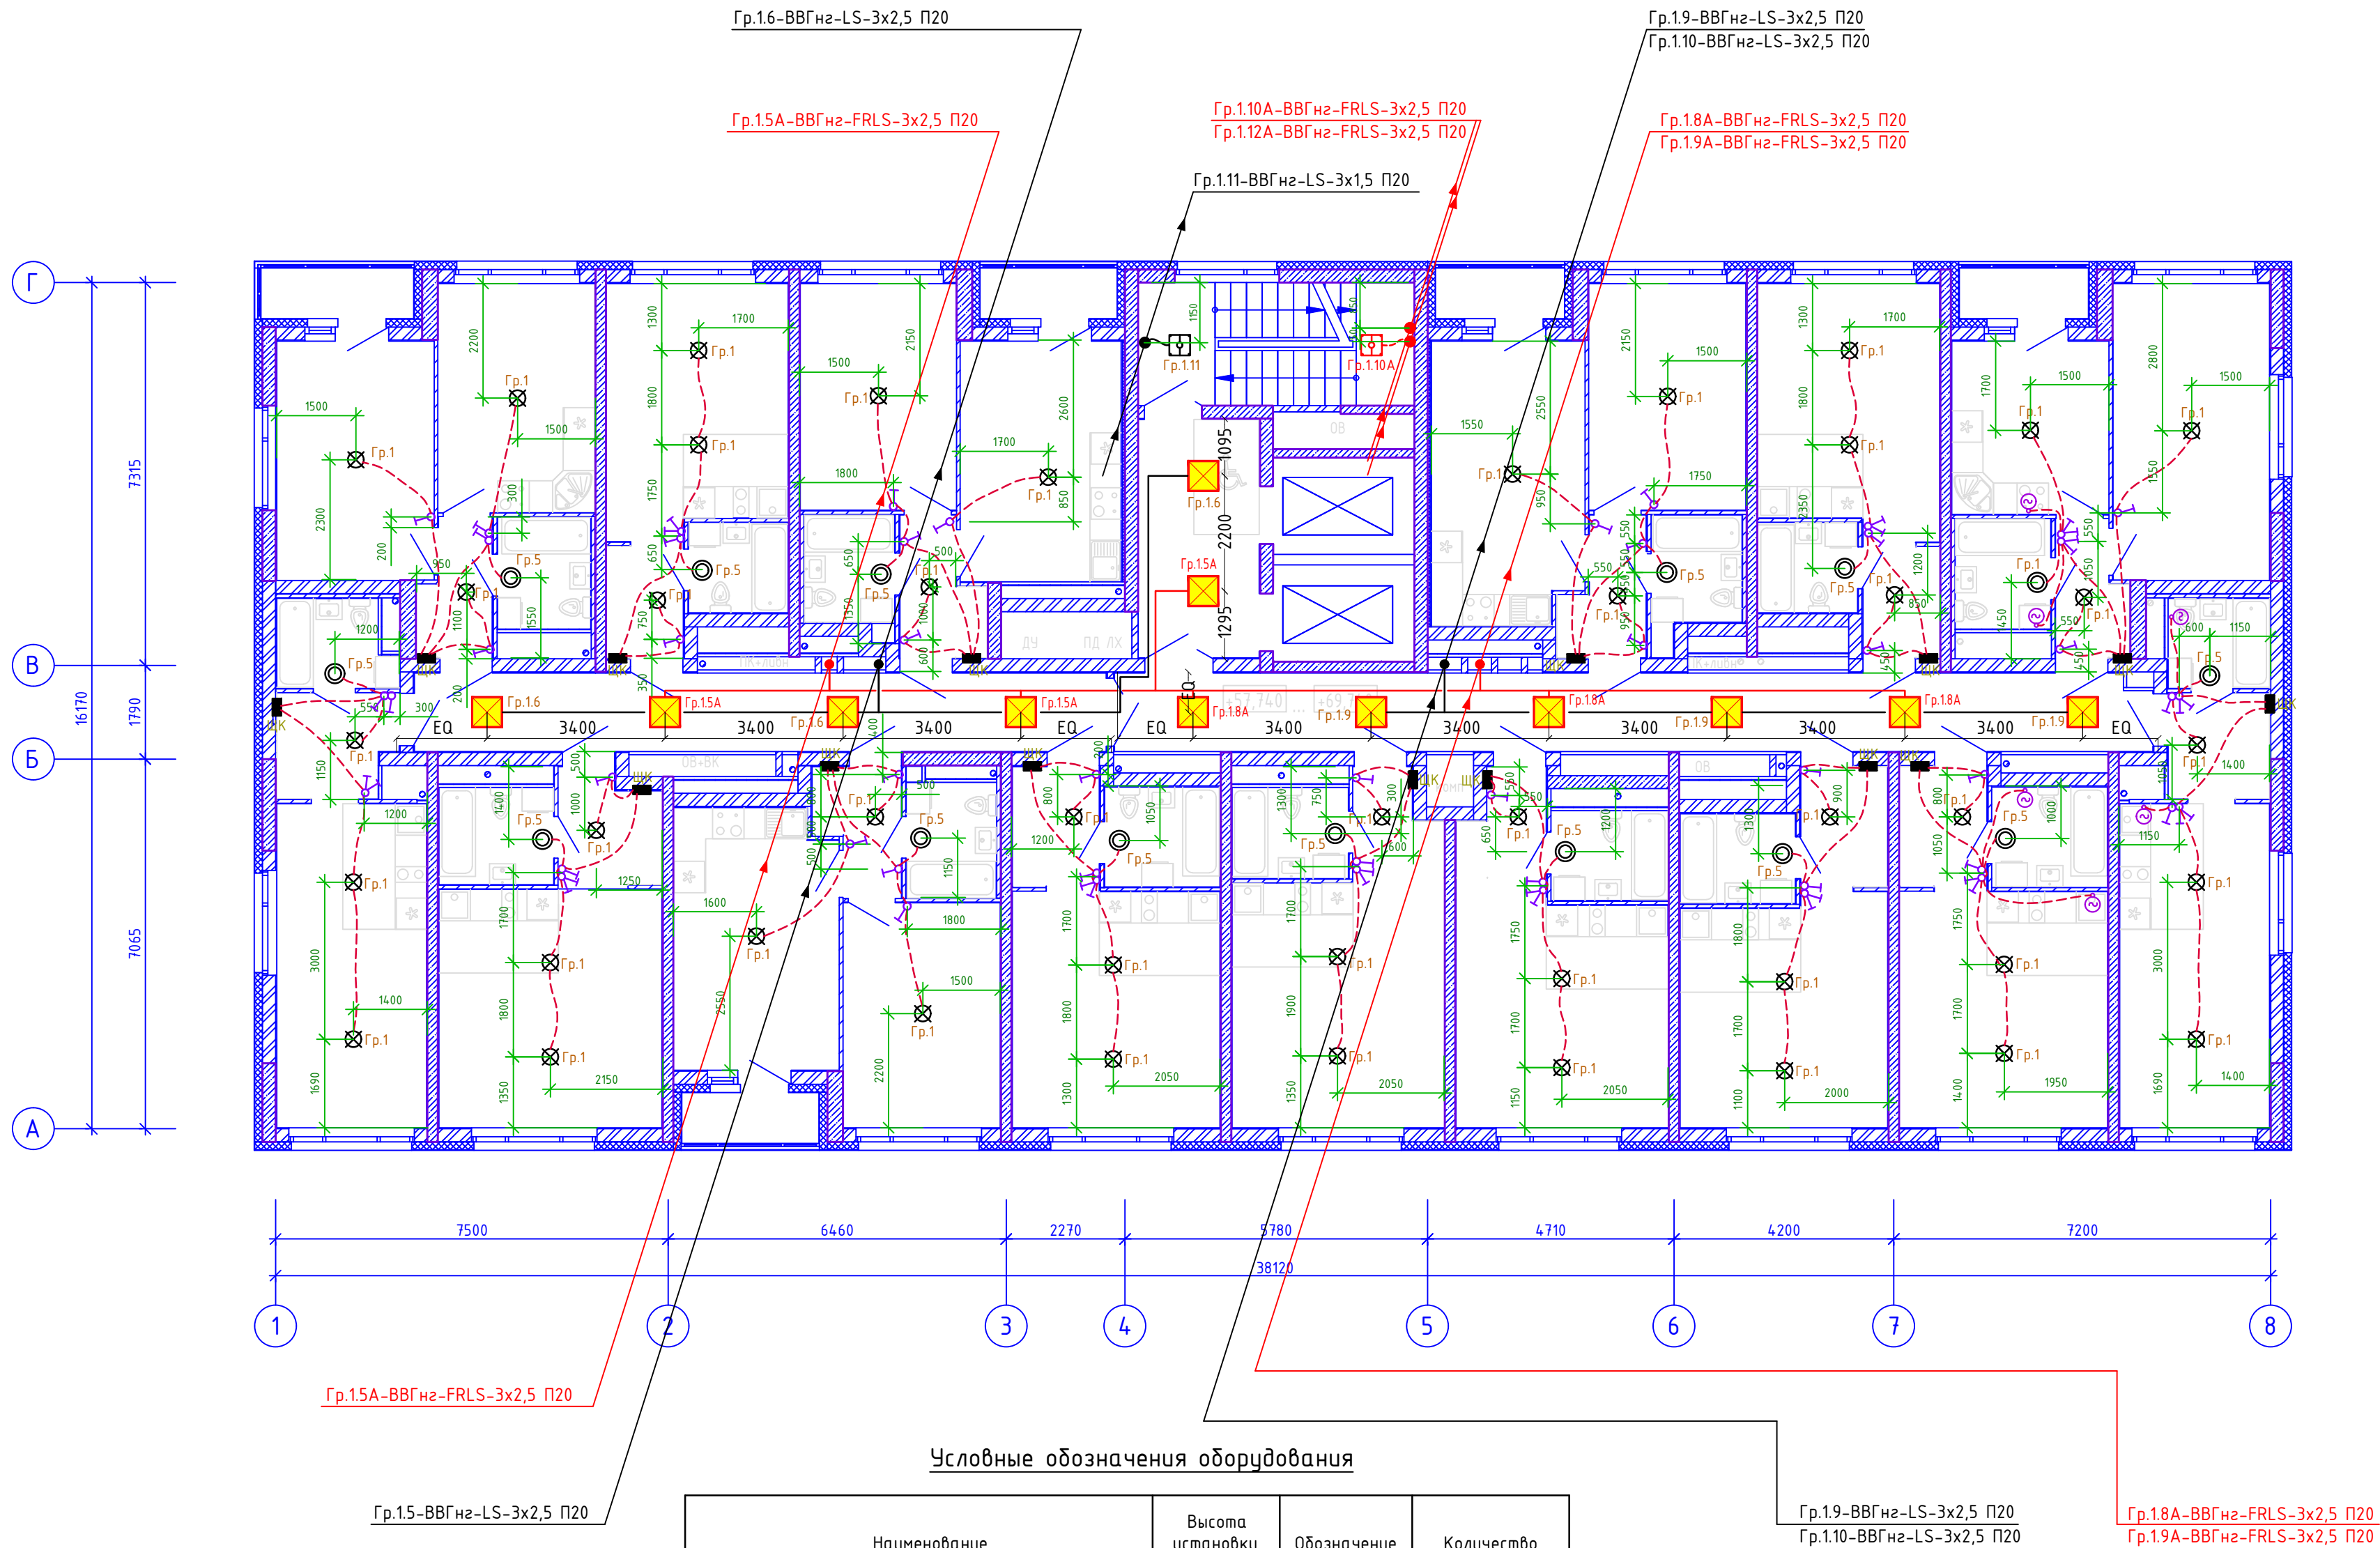

Условные обозначения оборудования

Наименование	Высота установки, м	Обозначение	Количество
Щит квартирный	1,5	ЩК	75
Патрон подвесной карболитовый Е27 М12 4А 250В с клемной коробкой	потолок	⊗	225
	стена	⊙	75
Выключатель скрытой установки одноклавишный 220 В, 6А, 220В, IP 20	0,9	⚡	150
Тоже, двухклавишный	0,9	⚡	70
Прокладка сетей в квартире по плите перекрытия (потолке) – труба П20	—	—	2500
Светильник для грильято, 600 х 600	потолок	☐	60
Светодиодный светильник "Актей" СА-5006 6W серия "Гермес", с встроенным датчиком движения	потолок	☐	5
Светодиодный светильник "Актей" СА-5006Д 6W серия "Гермес", с встроенным датчиком движения и дежурным режимом	потолок	☐	5
Вентилятор канальный (23-24 этажи), управление через клавишный выключатель		⚡	12
Светильник светодиодный для указателей направления движения "ВЫХОД" LUMAFOR 99/220	2,2	☐	15

						СП007-08.21-00-ЭЛ				
						Комплексная застройка в квартале улиц Фрунзе-Белинского-Щорса-Степана Разина, в Ленинском районе г. Екатеринбурга. Этап №1.1. Односекционный жилой дом				
1	—	Зам.	256-24		03.24	Электрооборудование и электроосвещение		Стадия	Лист	Листов
Изм.	Кол.уч	Лист	Ндок.	Подп.	Дата			Р	25	
Разраб.		Дорошенко			03.23	План 20-24 этажей Электроосвещение			СПЕЦИАЛИЗИРОВАННЫЙ ПРОЕКТИРОВЩИК	
Проверил		Леднев			03.23					
Н.контр.		Косылева			03.23					