


План 11-19 этажа

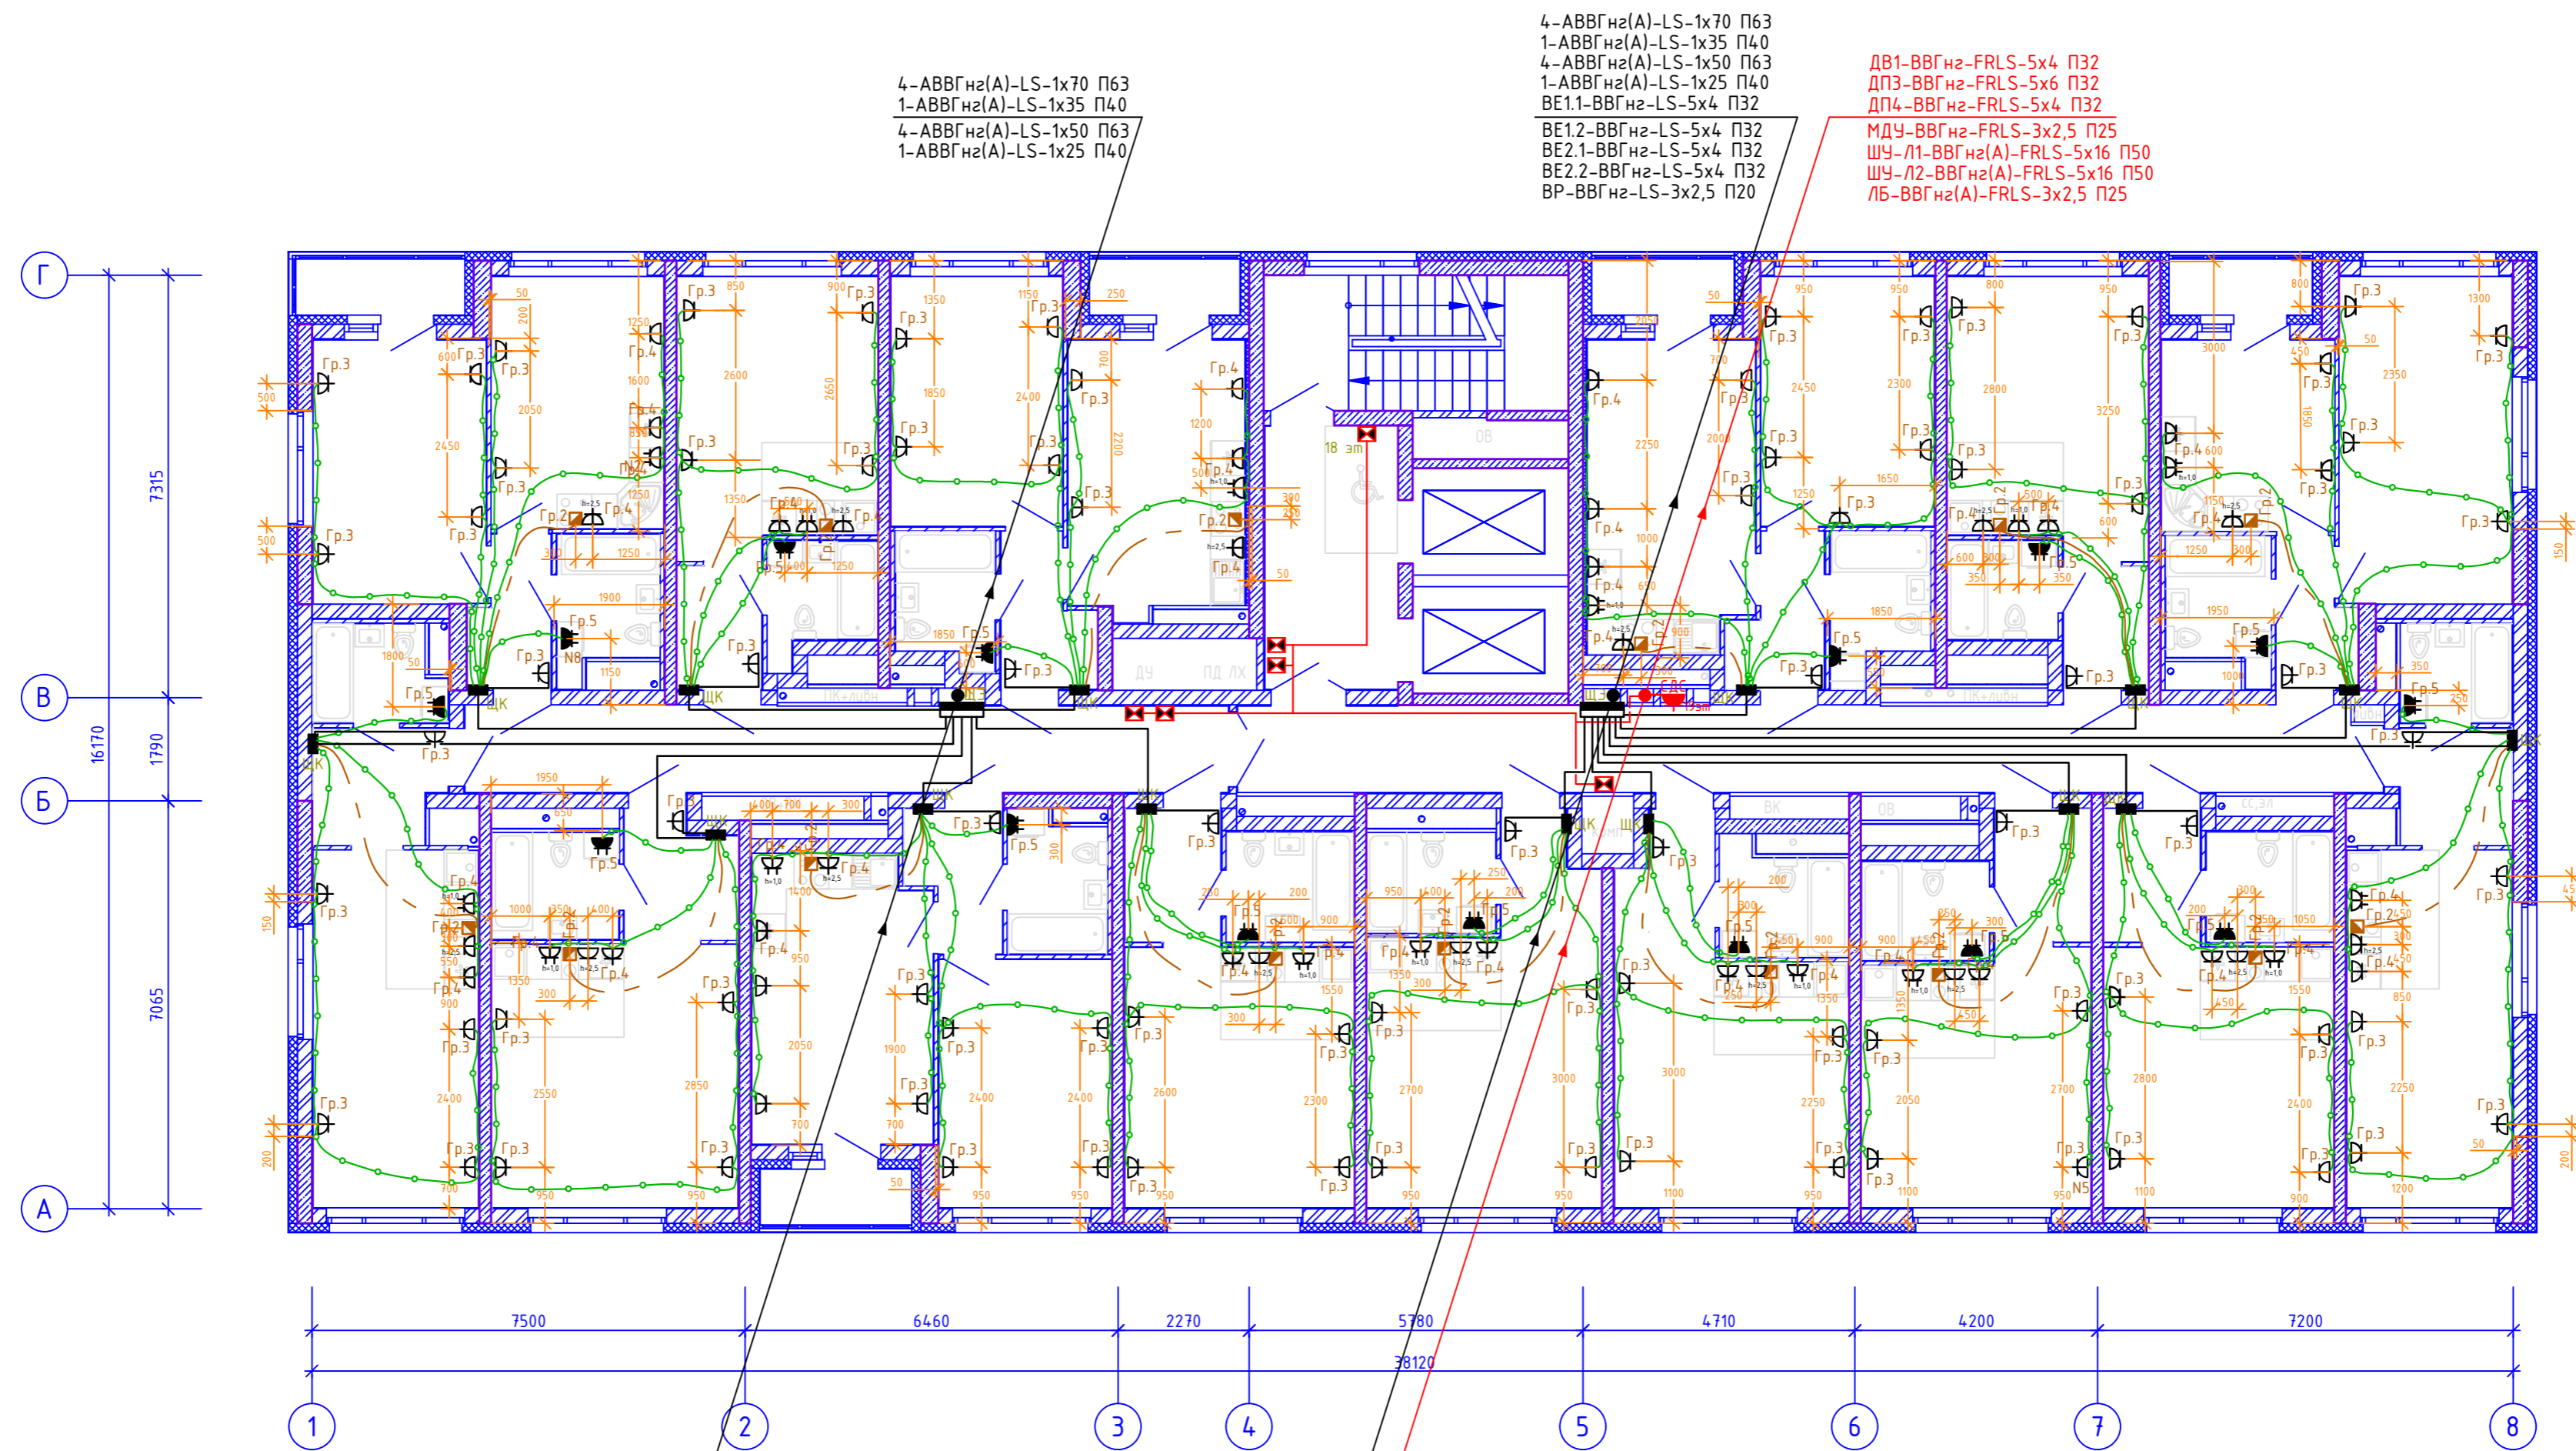

4-АВВГнз(А)-LS-1х70 П63  
1-АВВГнз(А)-LS-1х35 П40  
4-АВВГнз(А)-LS-1х50 П63  
1-АВВГнз(А)-LS-1х25 П40

4-АВВГнз(А)-LS-1х70 П63  
1-АВВГнз(А)-LS-1х35 П40  
4-АВВГнз(А)-LS-1х50 П63  
1-АВВГнз(А)-LS-1х25 П40  
BE1.1-ВВГнз-LS-5х4 П32  
BE1.2-ВВГнз-LS-5х4 П32  
BE2.1-ВВГнз-LS-5х4 П32  
BE2.2-ВВГнз-LS-5х4 П32  
BP-ВВГнз-LS-3х2,5 П20

ДВ1-ВВГнз-FRLS-5х4 П32  
ДП3-ВВГнз-FRLS-5х6 П32  
ДП4-ВВГнз-FRLS-5х4 П32  
МДУ-ВВГнз-FRLS-3х2,5 П25  
ШУ-Л1-ВВГнз(А)-FRLS-5х16 П50  
ШУ-Л2-ВВГнз(А)-FRLS-5х16 П50  
ЛБ-ВВГнз(А)-FRLS-3х2,5 П25

4-АВВГнз(А)-LS-1х70 П63  
1-АВВГнз(А)-LS-1х35 П40  
4-АВВГнз(А)-LS-1х70 П63  
1-АВВГнз(А)-LS-1х35 П40  
4-АВВГнз(А)-LS-1х50 П63  
1-АВВГнз(А)-LS-1х25 П40

4-АВВГнз(А)-LS-1х70 П63  
1-АВВГнз(А)-LS-1х35 П40  
4-АВВГнз(А)-LS-1х70 П63  
1-АВВГнз(А)-LS-1х35 П40  
4-АВВГнз(А)-LS-1х50 П63  
1-АВВГнз(А)-LS-1х25 П40  
BE1.1-ВВГнз-LS-5х4 П32  
BE1.2-ВВГнз-LS-5х4 П32  
BE2.1-ВВГнз-LS-5х4 П32  
BE2.2-ВВГнз-LS-5х4 П32  
BP-ВВГнз-LS-3х2,5 П20

ДВ1-ВВГнз-FRLS-5х4 П32  
ДП3-ВВГнз-FRLS-5х6 П32  
ДП4-ВВГнз-FRLS-5х4 П32  
МДУ-ВВГнз-FRLS-3х2,5 П25  
ШУ-Л1-ВВГнз(А)-FRLS-5х16 П50  
ШУ-Л2-ВВГнз(А)-FRLS-5х16 П50  
ЛБ-ВВГнз(А)-FRLS-3х2,5 П25  
СДС-ВВГнз(А)-FRLS-3х2,5 П25

Условные обозначения оборудования

Наименование	Высота установки, м	Обозначение	Количество
Щит квартирный	1,5	ЩК	135
Розетка штепсельная скрытой установки с з/к, 220В 16А, IP 20	0,3 — каналы 1,0 — кухня	⌚	1089
То же, сдвоенная	0,3 — каналы 1,0 — кухня	⌚	135
Розетка штепсельная скрытой установки с з/к, 220В 16А, IP54 (двойная)	1,0	⌚	135
Коробка с клеммником скрытой установки для подключения электроплиты 220В, 32А	0,3	⌚	135
Прокладка сетей в плите перекрытия под помещением (пол) — труба П25		—	8100
Прокладка сетей в плите перекрытия под помещением (пол) — труба П32 (для электроплиты)		—	1080
Монолитный участок стены		▨	
Электропривод клапана системы ОВ (ДУ) — МДУ-1		⊠	46

Создано: \_\_\_\_\_  
Васм. инв. № \_\_\_\_\_  
Полн. и дата \_\_\_\_\_  
Инв. № подл. \_\_\_\_\_

СП007-08.21-00-ЭЛ				
Комплексная застройка в квартале улиц Фрунзе-Белинского-Щорса-Степана Разина, в Ленинском районе г. Екатеринбурга. Этап N1.1. Односекционный жилой дом				
Изм.	Колуч	Лист	Ндок.	Дата
Разраб.	Дорошенко	03.23	Подп.	
Проверил	Леднев	03.23		
Н.контр.	Космылева	03.23		
Электроборудование и электроосвещение			Стадия	Лист
План 11-19 этажей Электроборудование			р	22
С П Е Ц И А Л И З И Р О В А Н Н Ы Й П Р О Е К Т И Р О В Ш И К				