


Согласовано:			
Инд. № подл.	Подп. и дата	Взам. инв. №	

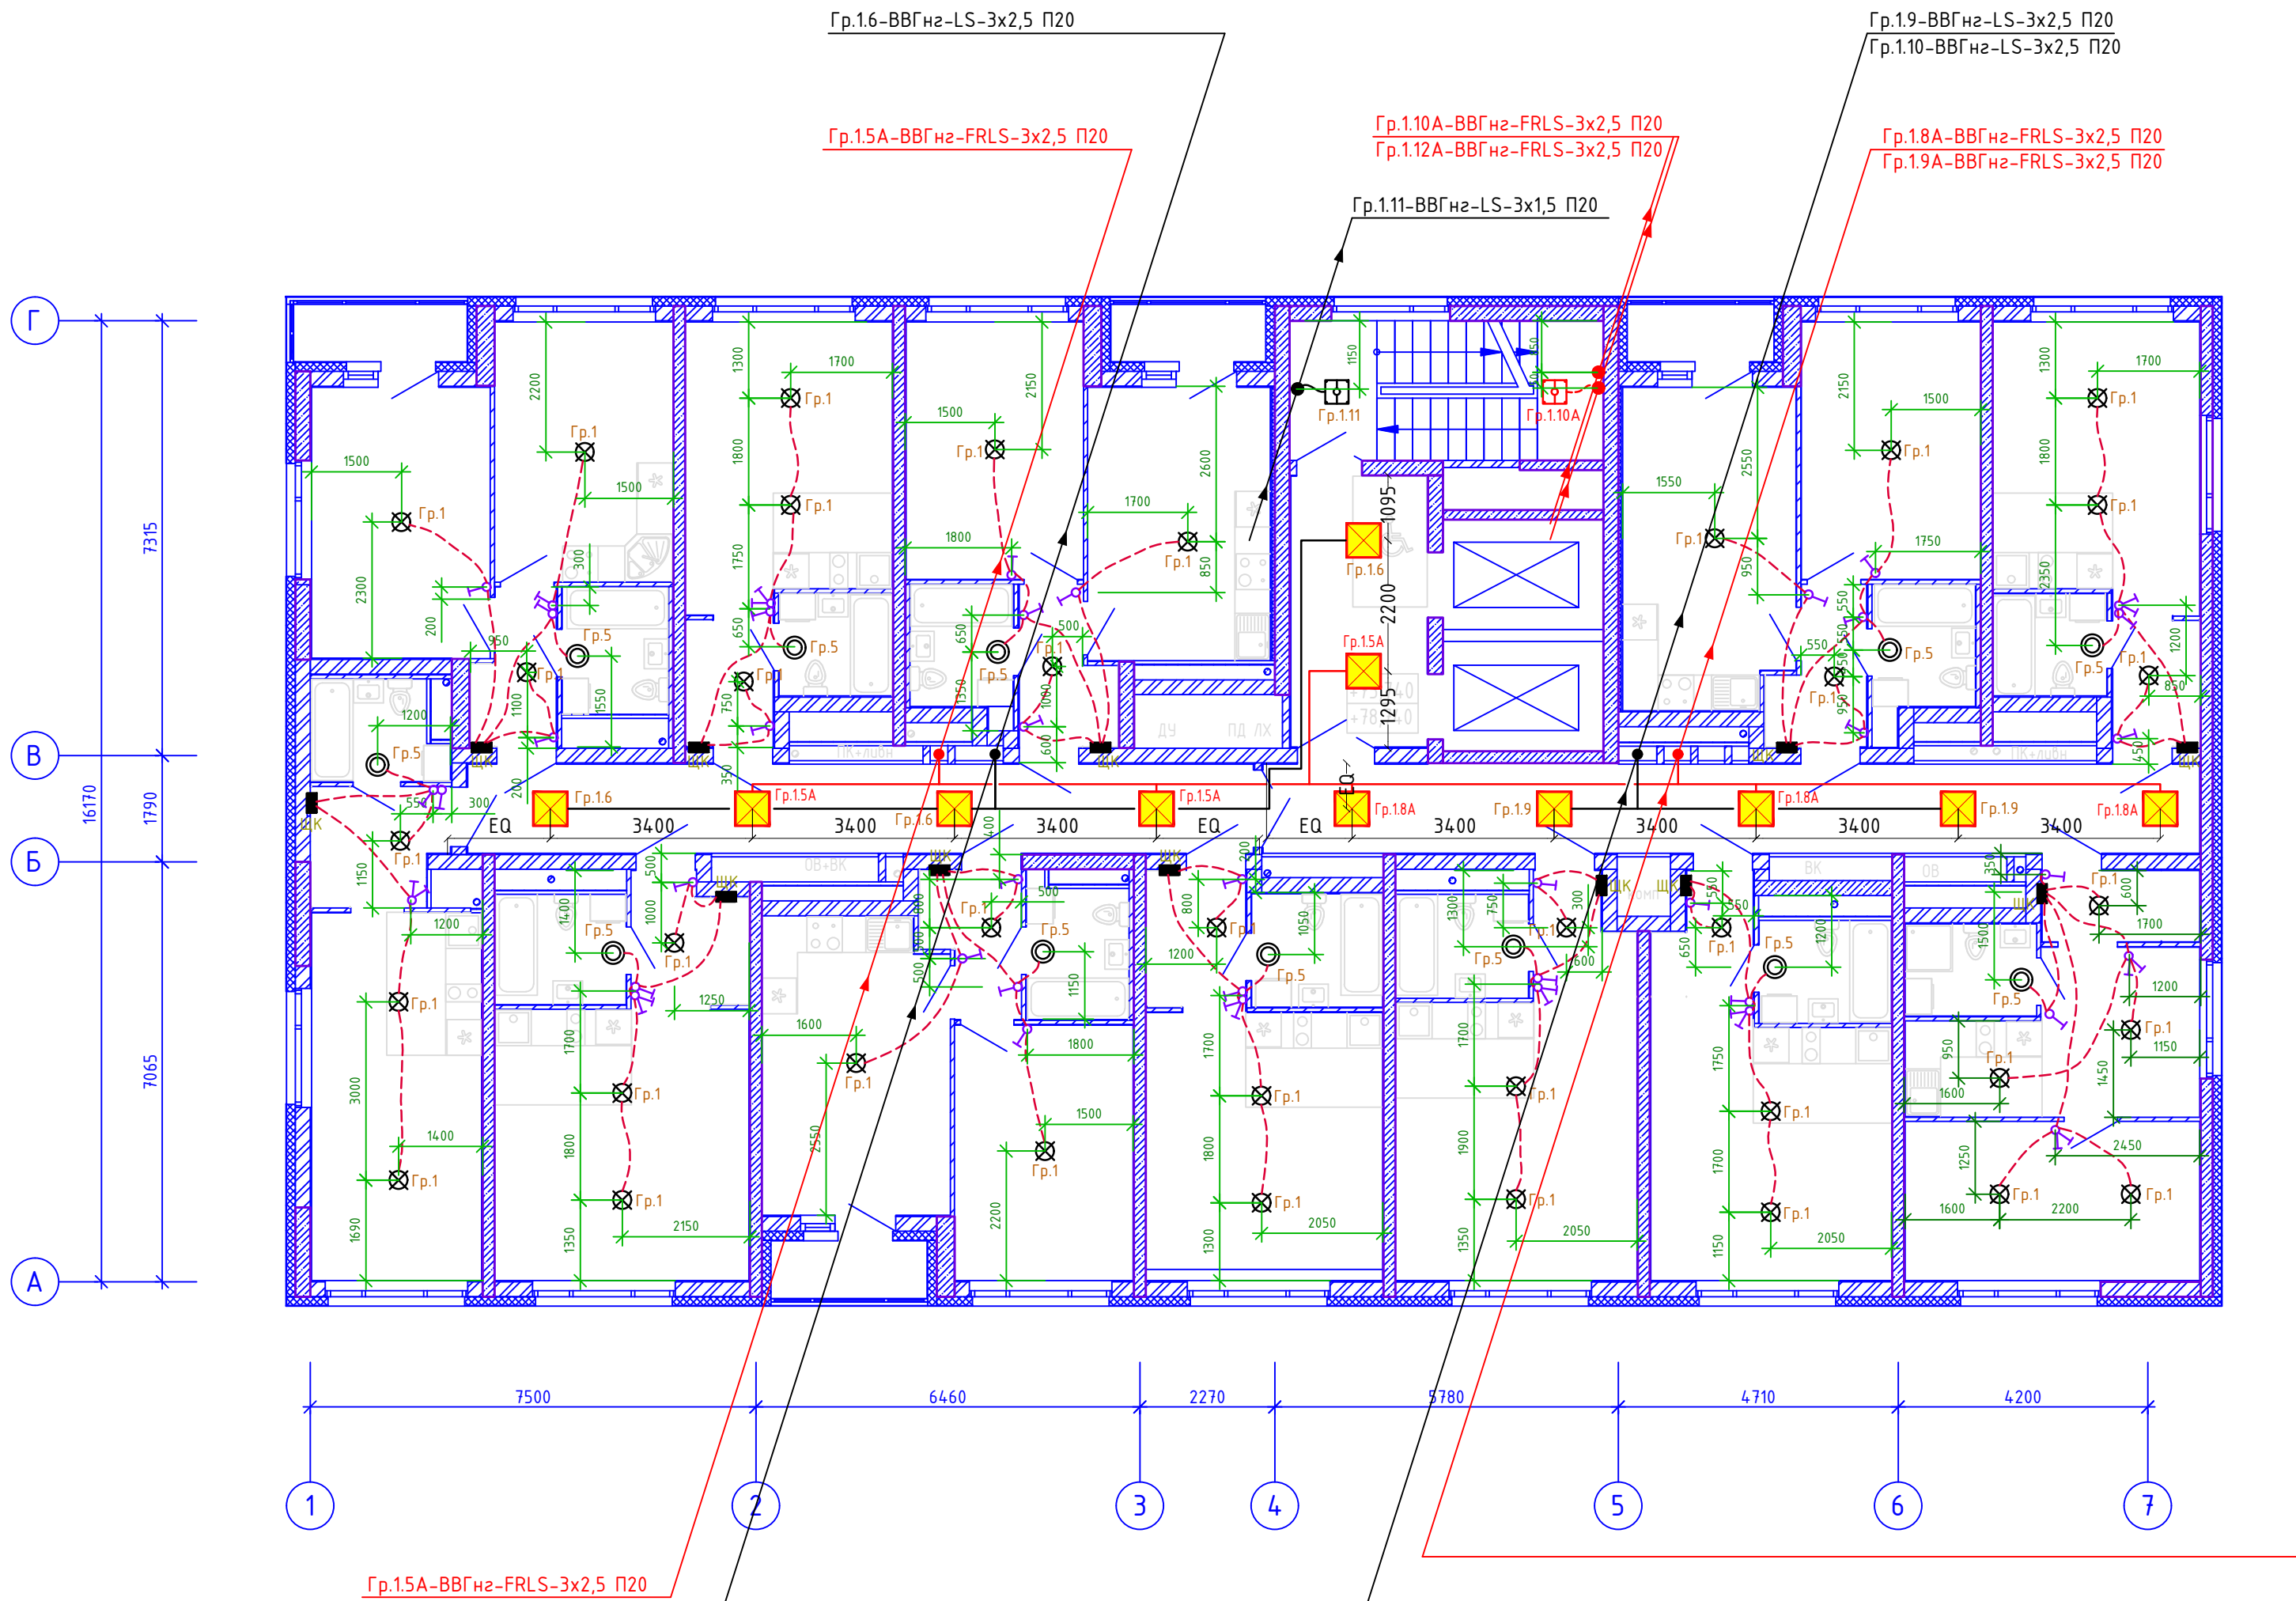

Условные обозначения оборудования

Наименование	Высота установки, м	Обозначение	Количество
Щит квартирный	1,5	ЩК	24
Патрон подвесной карболитовый Е27 М12 4А 250В с клемной коробкой	потолок	⊗	76
Выключатель скрытой установки одноклавишный 220 В, 6А, 220В, IP 20	стена	⊙	24
Тоже, двухклавишный	0,9	⊕	52
Тоже, двухклавишный	0,9	⊕	22
Прокладка сетей в квартире по плите перекрытия (потолке) – труба П20	—	—	900
Светильник для грильято, 600 x 600	потолок	⊠	22
Светодиодный светильник "Актей" СА-5006 6W серия "Гермес", с встроенным датчиком движения	потолок	⊠	2
Светодиодный светильник "Актей" СА-5006Д 6W серия "Гермес", с встроенным датчиком движения и дежурным режимом	потолок	⊠	2
Светильник светодиодный для указателей направления движения "ВЫХОД" LUMAFOR 99/220	2,2	ВЫХОД	6

						СП007-08.21-00-ЭЛ				
1	—	Зам.	256-24		03.24	Комплексная застройка в квартале улиц Фрунзе-Белинского-Щорса-Степана Разина, в Ленинском районе г. Екатеринбурга. Этап N1.1. Односекционный жилой дом				
Изм.	Кол.уч	Лист	Ндоп.	Подп.	Дата					
Разраб.		Дорошенко			03.23	Электрооборудование и электроосвещение		Стадия	Лист	Листов
Проверил		Леднев			03.23			Р	29	
						План 26-27 этажей Электроосвещение			СПЕЦИАЛИЗИРОВАННЫЙ ПРОЕКТИРОВАЩИЙ	
Н.контр.		Космылева			03.23					