


План 3 этажа

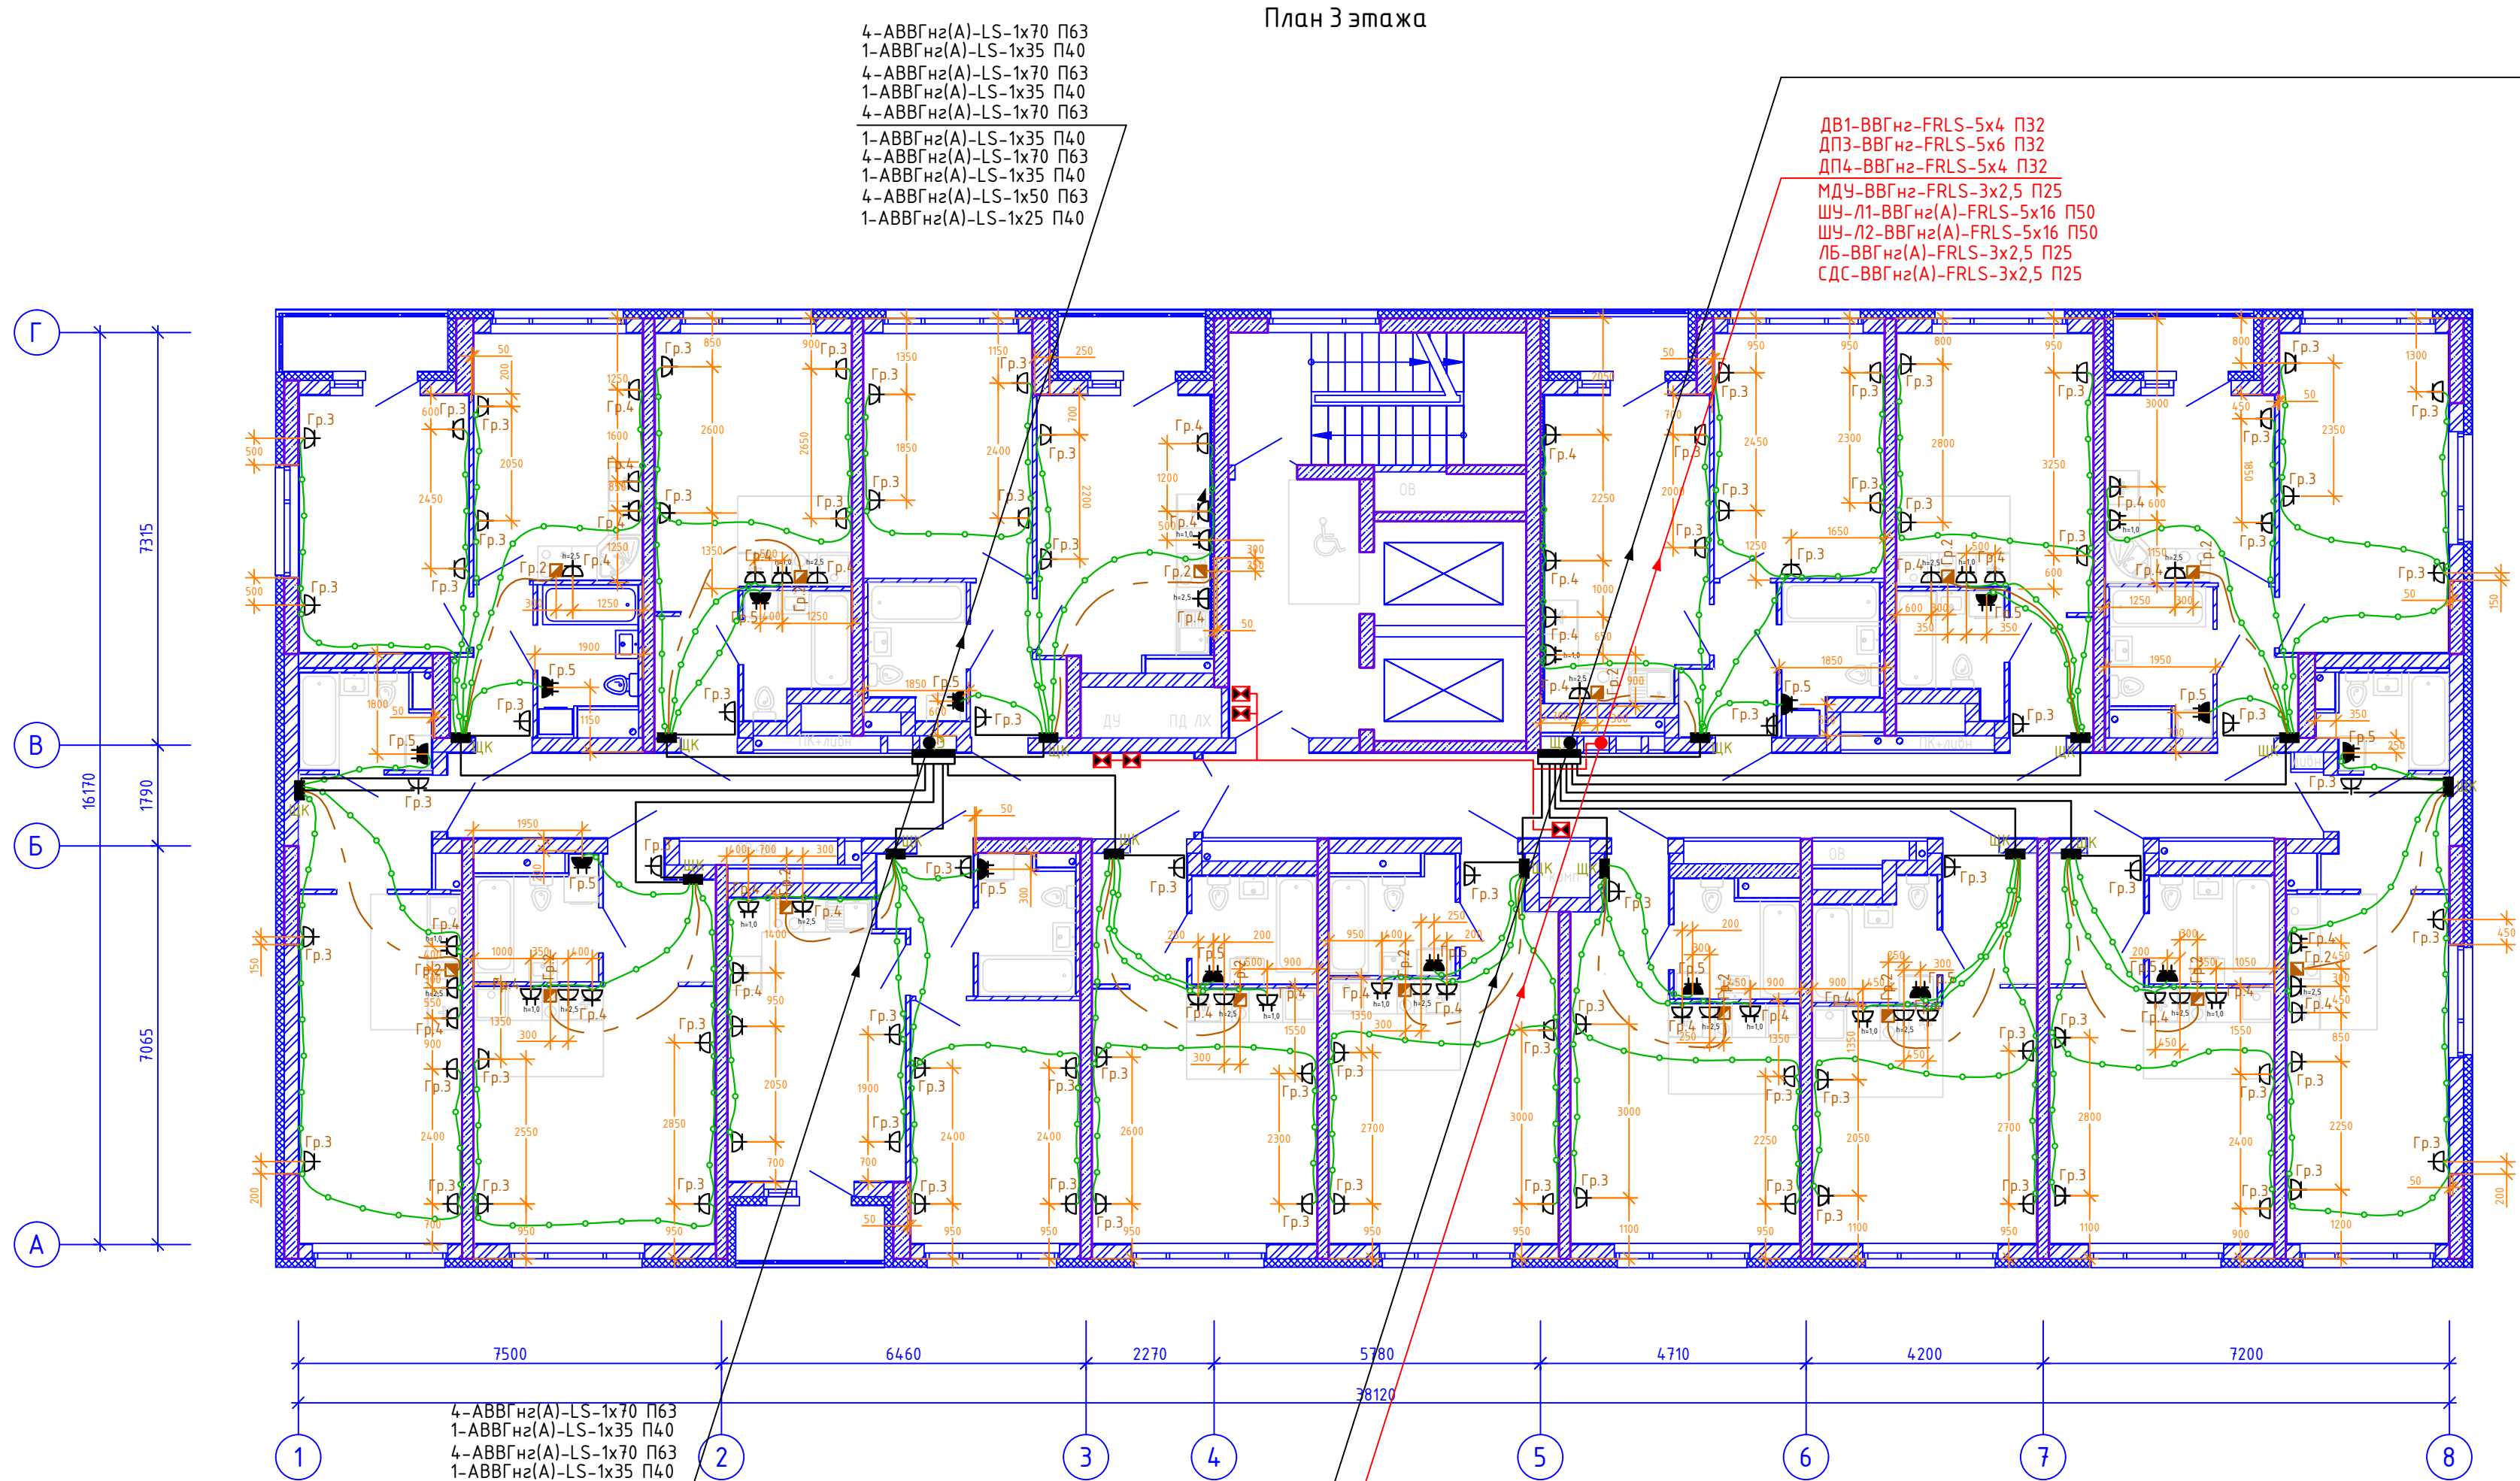

4-АВВГнгз(А)-LS-1х70 П63
1-АВВГнгз(А)-LS-1х35 П40
4-АВВГнгз(А)-LS-1х70 П63
1-АВВГнгз(А)-LS-1х35 П40
4-АВВГнгз(А)-LS-1х70 П63
1-АВВГнгз(А)-LS-1х35 П40
4-АВВГнгз(А)-LS-1х70 П63
1-АВВГнгз(А)-LS-1х35 П40
4-АВВГнгз(А)-LS-1х50 П63
1-АВВГнгз(А)-LS-1х25 П40

ДВ1-ВВГнгз-FRLS-5х4 П32
ДПЗ-ВВГнгз-FRLS-5х6 П32
ДП4-ВВГнгз-FRLS-5х4 П32
МДУ-ВВГнгз-FRLS-3х2,5 П25
ШУ-Л1-ВВГнгз(А)-FRLS-5х16 П50
ШУ-Л2-ВВГнгз(А)-FRLS-5х16 П50
ЛБ-ВВГнгз(А)-FRLS-3х2,5 П25
СДС-ВВГнгз(А)-FRLS-3х2,5 П25

4-АВВГнгз(А)-LS-1х70 П63
1-АВВГнгз(А)-LS-1х35 П40
4-АВВГнгз(А)-LS-1х70 П63
1-АВВГнгз(А)-LS-1х35 П40
4-АВВГнгз(А)-LS-1х70 П63
1-АВВГнгз(А)-LS-1х35 П40
4-АВВГнгз(А)-LS-1х50 П63
1-АВВГнгз(А)-LS-1х25 П40
BE1.1-ВВГнгз-LS-5х4 П32
BE1.2-ВВГнгз-LS-5х4 П32
BE2.1-ВВГнгз-LS-5х4 П32
BE2.2-ВВГнгз-LS-5х4 П32
BP-ВВГнгз-LS-3х2,5 П20

4-АВВГнгз(А)-LS-1х70 П63
1-АВВГнгз(А)-LS-1х35 П40
4-АВВГнгз(А)-LS-1х70 П63
1-АВВГнгз(А)-LS-1х35 П40
4-АВВГнгз(А)-LS-1х70 П63
1-АВВГнгз(А)-LS-1х35 П40
4-АВВГнгз(А)-LS-1х70 П63
1-АВВГнгз(А)-LS-1х35 П40
4-АВВГнгз(А)-LS-1х50 П63
1-АВВГнгз(А)-LS-1х25 П40

4-АВВГнгз(А)-LS-1х70 П63
1-АВВГнгз(А)-LS-1х35 П40
4-АВВГнгз(А)-LS-1х70 П63
1-АВВГнгз(А)-LS-1х35 П40
4-АВВГнгз(А)-LS-1х70 П63
1-АВВГнгз(А)-LS-1х35 П40
4-АВВГнгз(А)-LS-1х50 П63
1-АВВГнгз(А)-LS-1х25 П40
BE1.1-ВВГнгз-LS-5х4 П32
BE1.2-ВВГнгз-LS-5х4 П32
BE2.1-ВВГнгз-LS-5х4 П32
BE2.2-ВВГнгз-LS-5х4 П32
BP-ВВГнгз-LS-3х2,5 П20

ДВ1-ВВГнгз-FRLS-5х4 П32
ДПЗ-ВВГнгз-FRLS-5х6 П32
ДП4-ВВГнгз-FRLS-5х4 П32
МДУ-ВВГнгз-FRLS-3х2,5 П25
ШУ-Л1-ВВГнгз(А)-FRLS-5х16 П50
ШУ-Л2-ВВГнгз(А)-FRLS-5х16 П50
ЛБ-ВВГнгз(А)-FRLS-3х2,5 П25
СДС-ВВГнгз(А)-FRLS-3х2,5 П25

Условные обозначения оборудования

Наименование	Высота установки, м	Обозначение	Количество
Щит квартирный	1,5	ЩК	15
Розетка штепсельная скрытой установки с з/к, 220В 16А, IP 20	0,3 — канализация 1,0 — кухня	⏏	121
То же, сдвоенная	0,3 — канализация 1,0 — кухня	⏏	15
Розетка штепсельная скрытой установки с з/к, 220В 16А, IP54 (двойная)	1,0	⏏	15
Коробка с клеммником скрытой установки для подключения электроплиты 220В, 32А	0,3	⏏	15
Прокладка сетей в плите перекрытия под помещением (пол) — труба П25		—	900
Прокладка сетей в плите перекрытия под помещением (пол) — труба П32 (для электроплиты)		—	120
Монолитный участок стены		■	
Электропривод клапана системы ОВ (ДУ) — МДУ-1		⏏	5

СП007-08.21-00-ЭЛ					
Комплексная застройка в квартале улиц Фрунзе-Белинского-Щорса-Степана Разина, в Ленинском районе г. Екатеринбург. Этап №1. Односекционный жилой дом					
Изм.	Кол.уч.	Лист	Ндок.	Подп.	Дата
Разраб.	Дорошенко				03.23
Проверил	Леднев				03.23
Н.контр.	Костылева				03.23
Электрооборудование и электроосвещение				Стадия	Лист
				Р	18
План 3 этажа Электрооборудование				СПЕЦИАЛИЗИРОВАННЫЙ ПРОЕКТИРОВАЩИК	