

Согласовано:

Взам. инв. №


Подп. и дата

Инв. № подл.

Условные обозначения оборудования

Наименование	Высота установки, м	Обозначение	Количество
Щит квартирный	1,5	ЩК	12
Розетка штепсельная скрытой установки с з/к, 220В 16А, IP 20	0,3 — каналы 1,0 — кузня	⏏	98
То же, сдвоенная	0,3 — каналы 1,0 — кузня	⏏	12
Розетка штепсельная скрытой установки с з/к, 220В 16А, IP54 (двойная)	1,0	⏏	12
Коробка с клеммником скрытой установки для подключения электроплиты 220В, 32А	0,3	⏏	12
Прокладка сетей в плите перекрытия под помещением (полу) — труба П25		—	850
Прокладка сетей в плите перекрытия под помещением (полу) — труба П32 (для электроплиты)		—	100
Монолитный участок стены		▨	
Электропривод клапана системы ОВ (ДУ) — МДУ-1		⚙	5

План 25 этажа

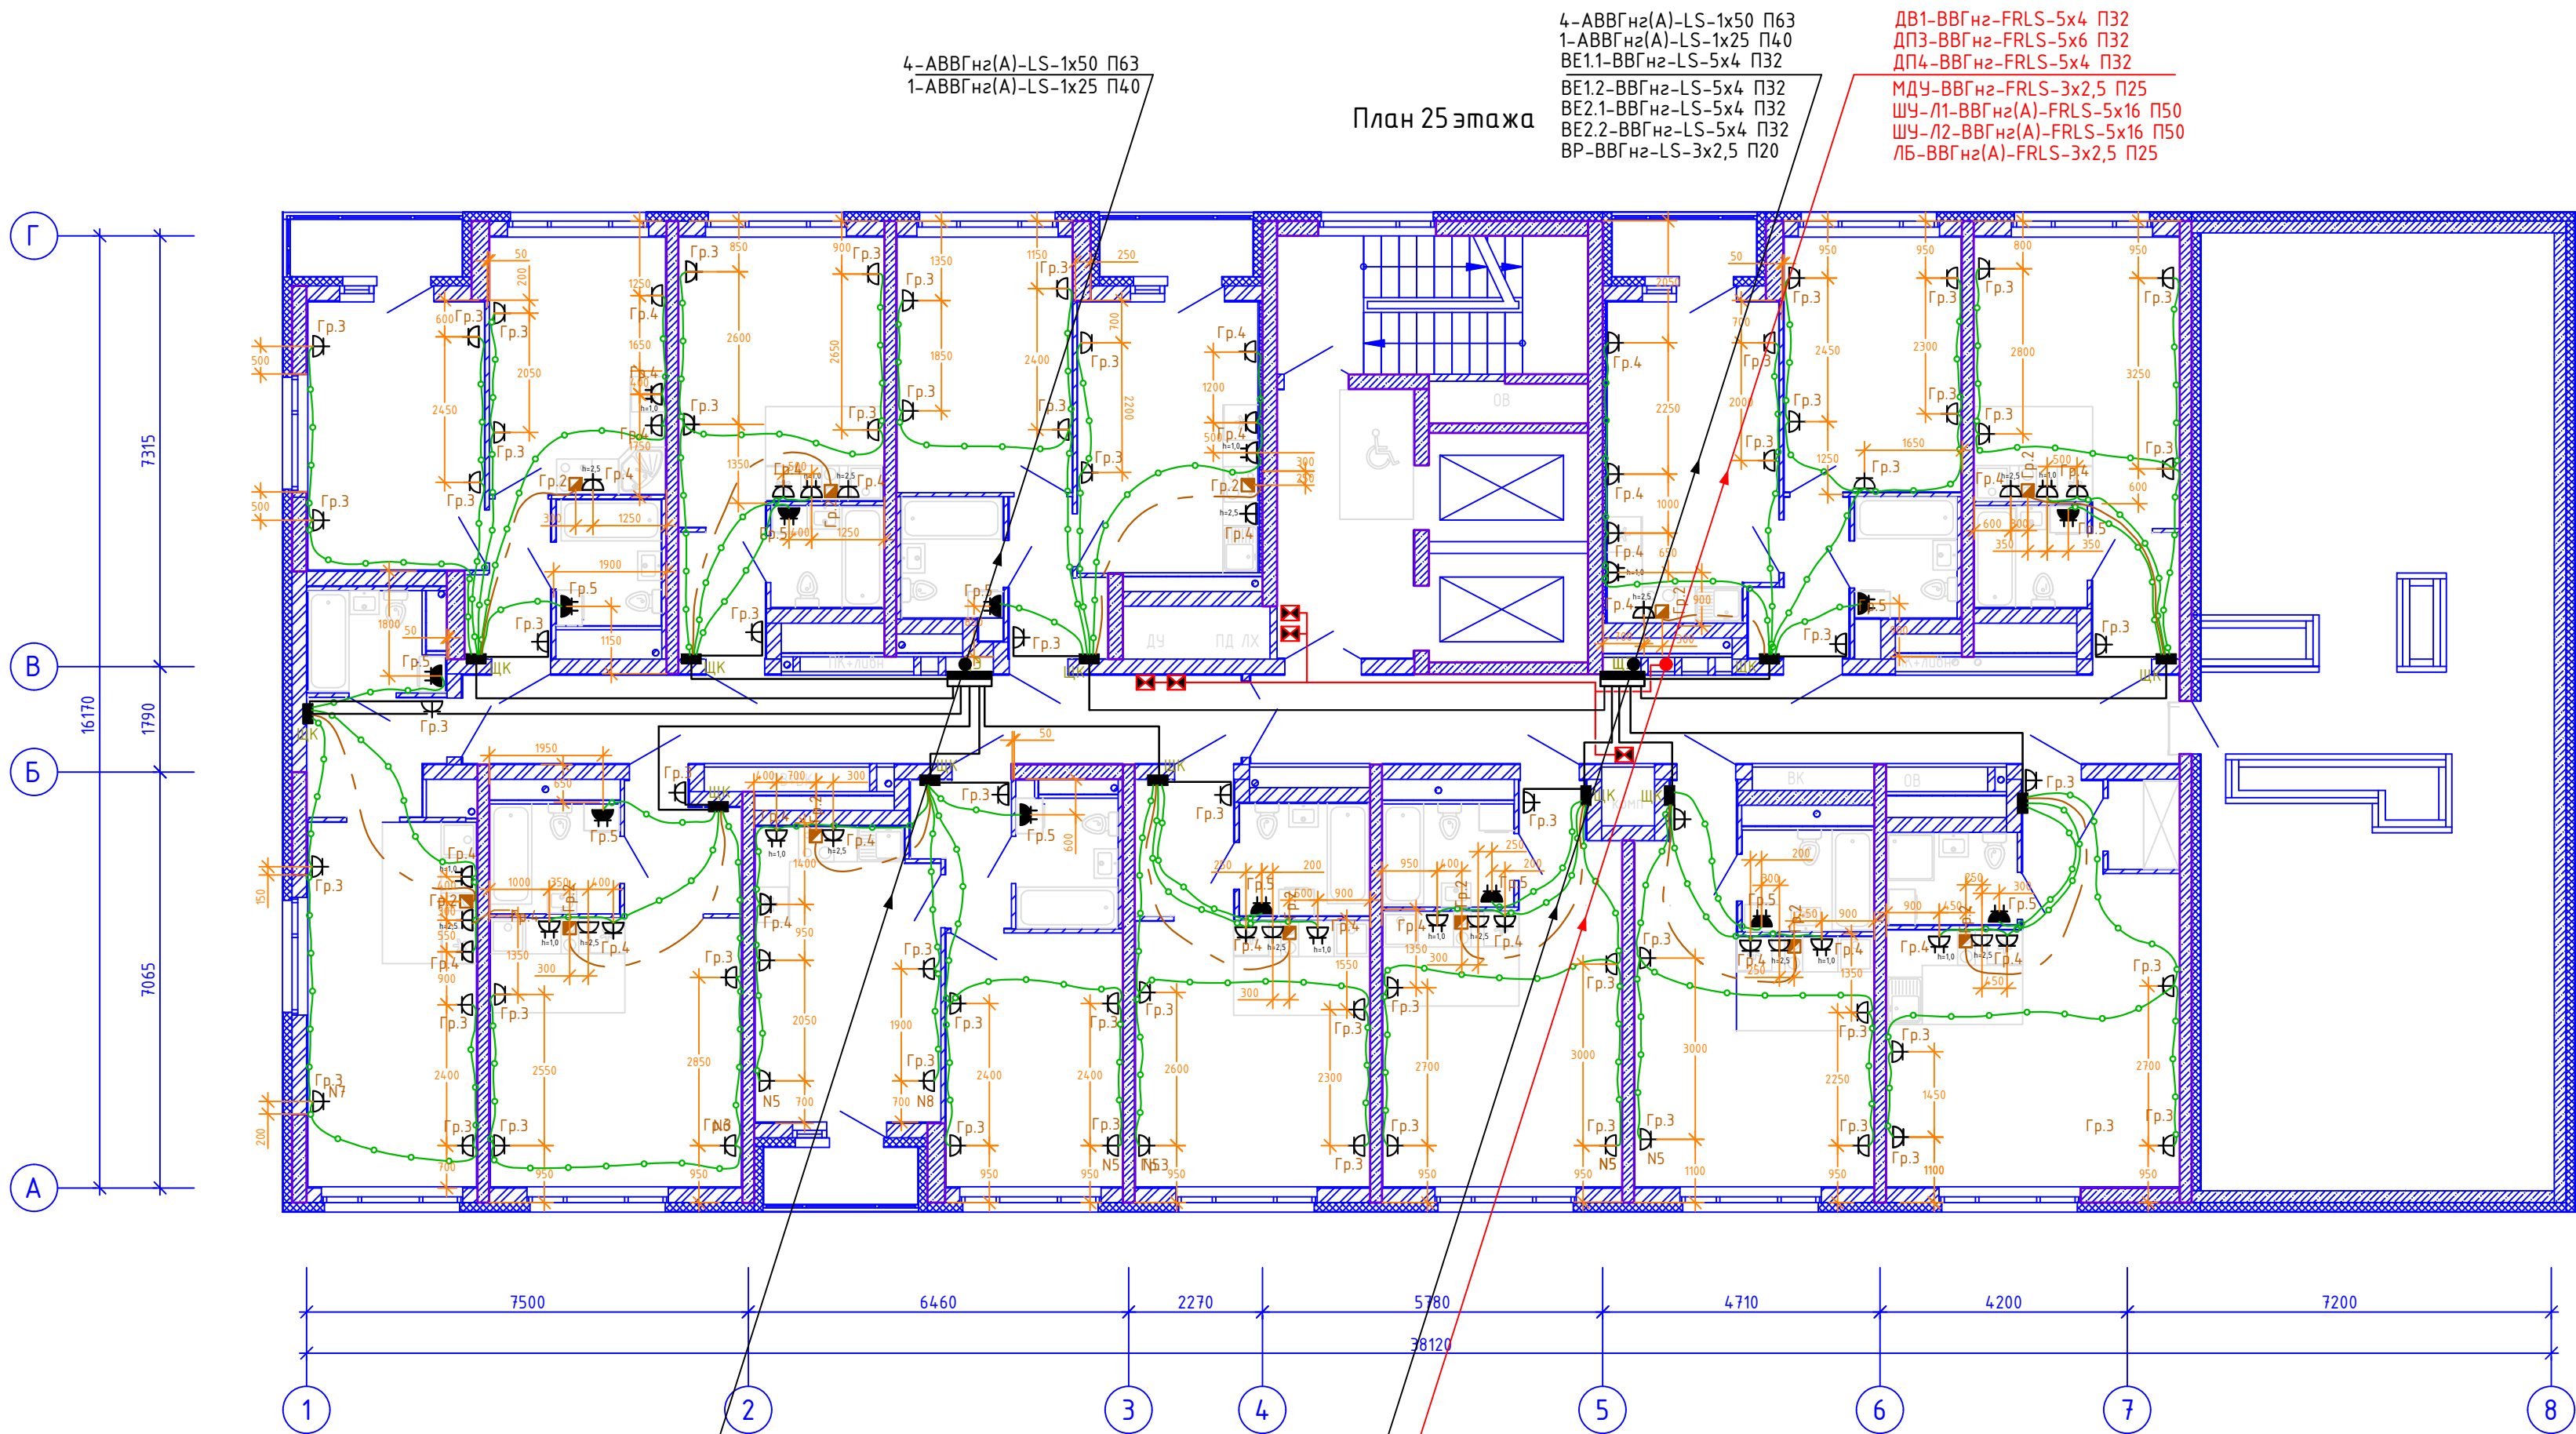

4-АВВГнг(А)-LS-1х50 П63
1-АВВГнг(А)-LS-1х25 П40

4-АВВГнг(А)-LS-1х50 П63
1-АВВГнг(А)-LS-1х25 П40
ВБ1.1-ВВГнг-LS-5х4 П32
ВБ1.2-ВВГнг-LS-5х4 П32
ВБ2.1-ВВГнг-LS-5х4 П32
ВБ2.2-ВВГнг-LS-5х4 П32
ВР-ВВГнг-LS-3х2,5 П20

ДВ1-ВВГнг-FRLS-5х4 П32
ДП3-ВВГнг-FRLS-5х6 П32
ДП4-ВВГнг-FRLS-5х4 П32
МДУ-ВВГнг-FRLS-3х2,5 П25
ШУ-Л1-ВВГнг(А)-FRLS-5х16 П50
ШУ-Л2-ВВГнг(А)-FRLS-5х16 П50
ЛБ-ВВГнг(А)-FRLS-3х2,5 П25

4-АВВГнг(А)-LS-1х50 П63
1-АВВГнг(А)-LS-1х25 П40

4-АВВГнг(А)-LS-1х50 П63
1-АВВГнг(А)-LS-1х25 П40
ВБ1.1-ВВГнг-LS-5х4 П32
ВБ1.2-ВВГнг-LS-5х4 П32
ВБ2.1-ВВГнг-LS-5х4 П32
ВБ2.2-ВВГнг-LS-5х4 П32
ВР-ВВГнг-LS-3х2,5 П20

ДВ1-ВВГнг-FRLS-5х4 П32
ДП3-ВВГнг-FRLS-5х6 П32
ДП4-ВВГнг-FRLS-5х4 П32
МДУ-ВВГнг-FRLS-3х2,5 П25
ШУ-Л1-ВВГнг(А)-FRLS-5х16 П50
ШУ-Л2-ВВГнг(А)-FRLS-5х16 П50
ЛБ-ВВГнг(А)-FRLS-3х2,5 П25

СП007-08.21-00-ЭЛ					
Комплексная застройка в квартале улиц Фрунзе-Белинского-Щорса-Степана Разина, в Ленинском районе г. Екатеринбург. Этап N1.1. Односекционный жилой дом					
Изм.	Кол.уч.	Лист	Ндк.	Подп.	Дата
Разраб.	Дорошенко	03.23			
Проверил	Леднев	03.23			
Электрооборудование и электроосвещение				Стадия	Лист
				Р	26
Н.контр.				Косылева	03.23
План 25 этажа Электрооборудование				СПЕЦИАЛИЗИРОВАННЫЙ ПРОЕКТИРОВАЩИЙ	