


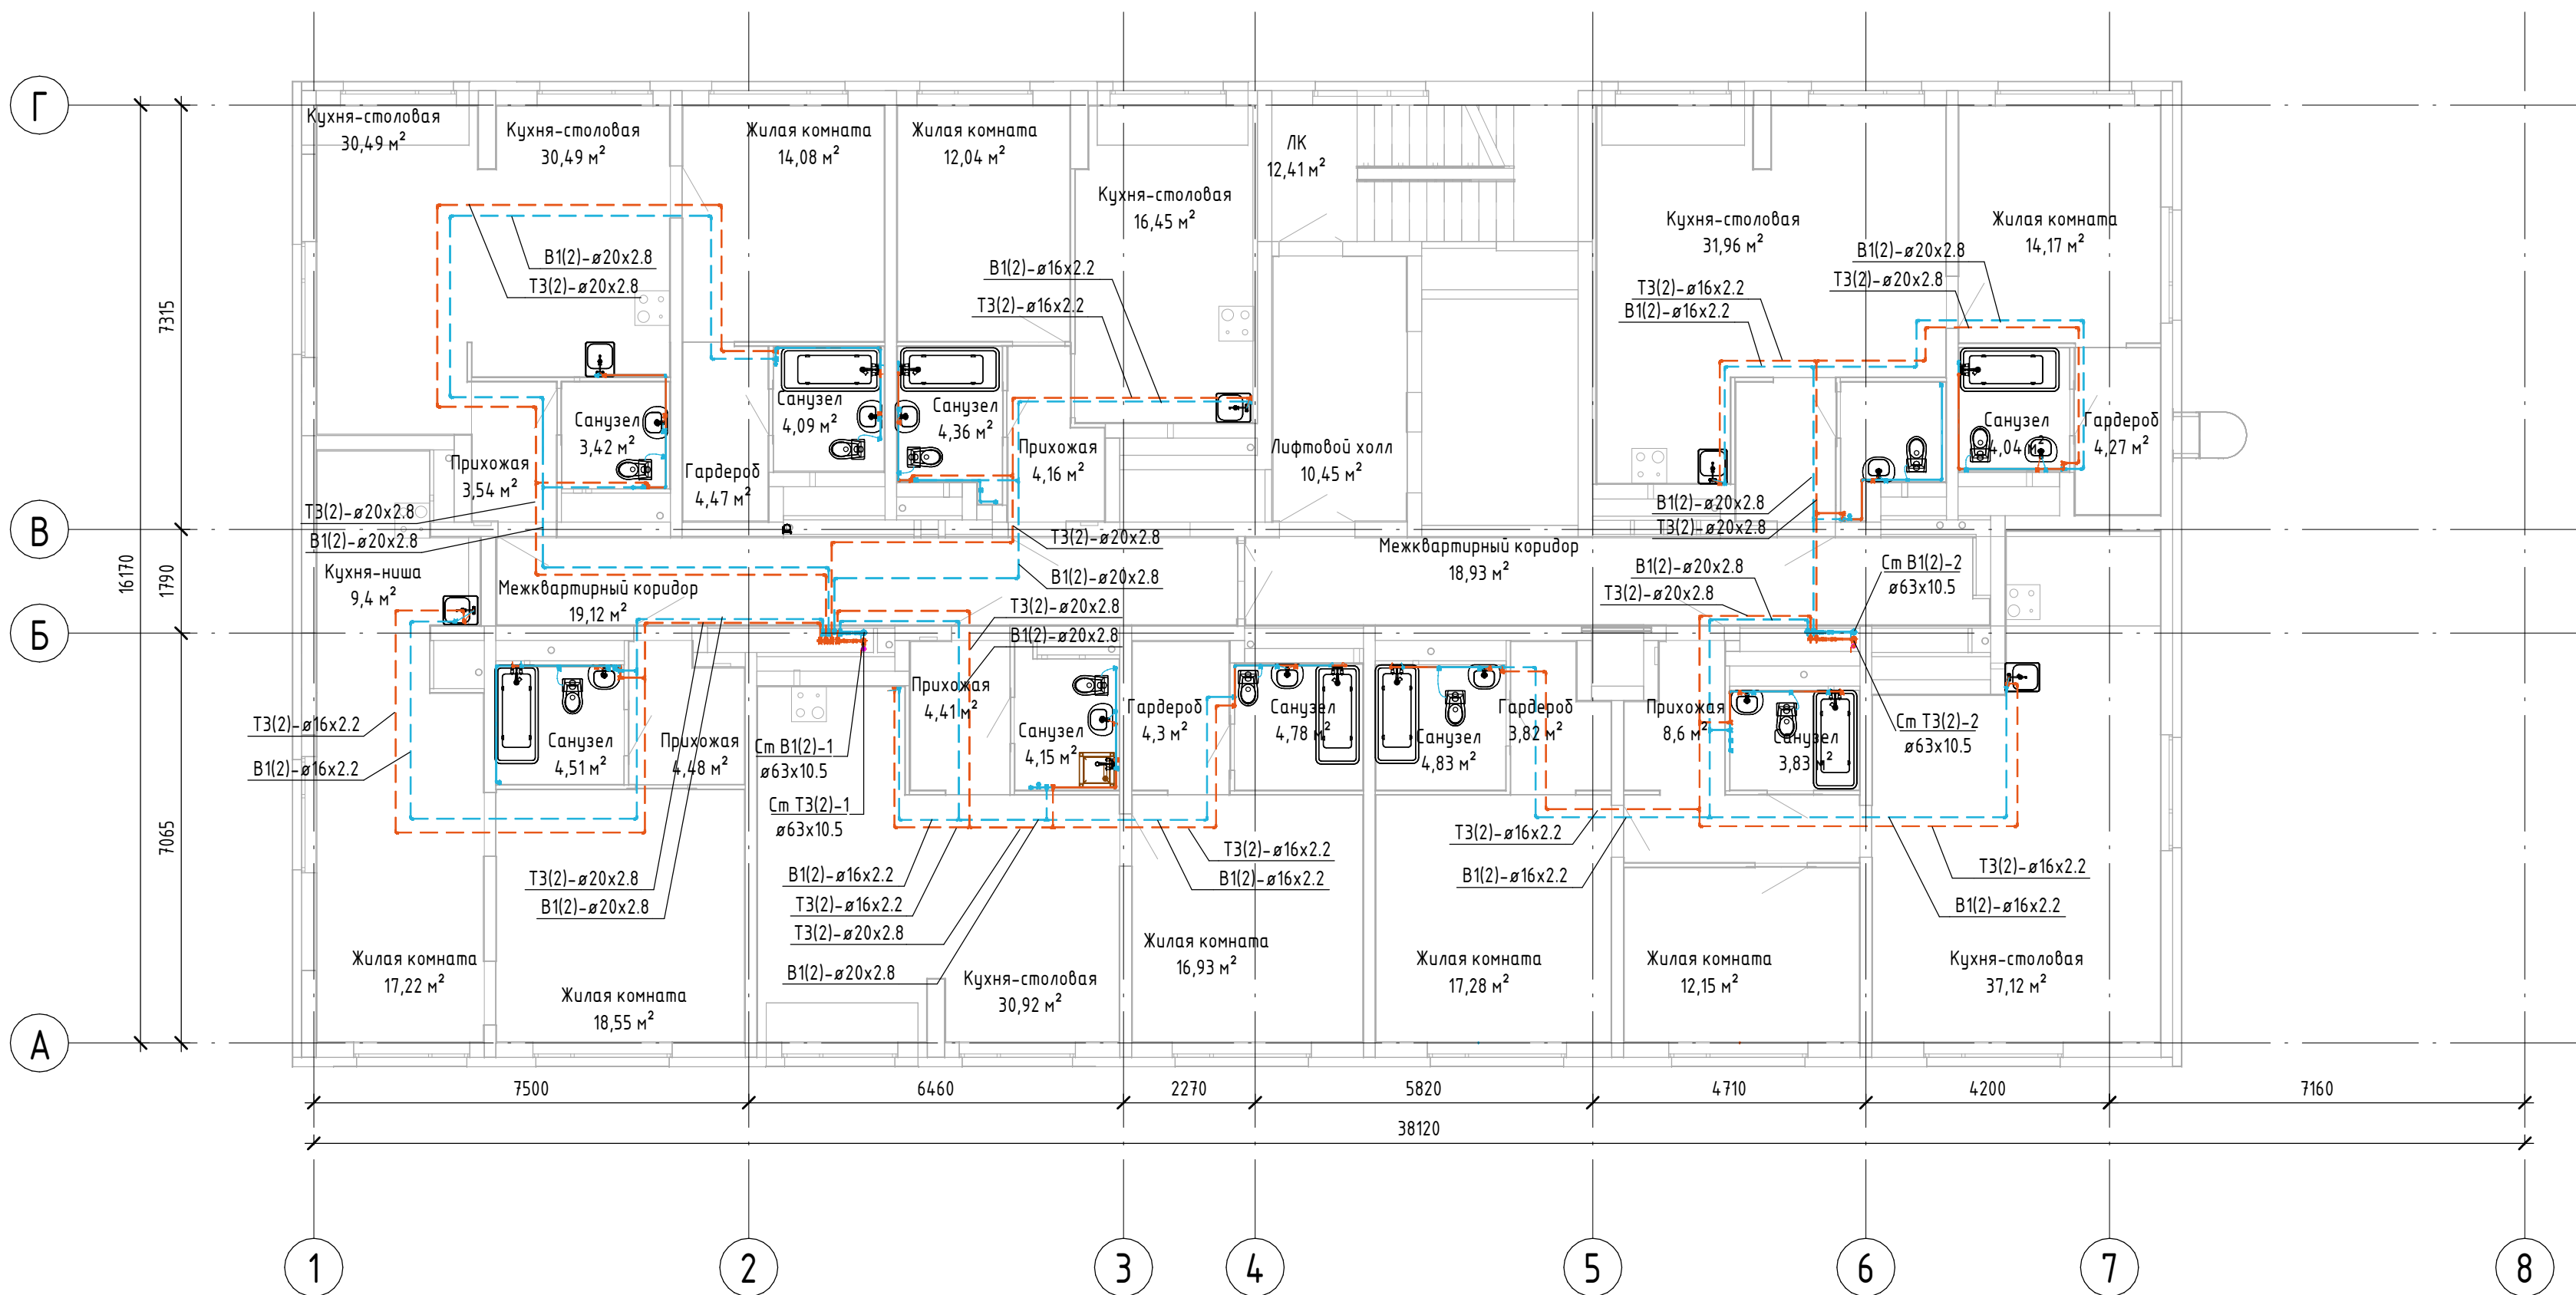

Примечание:
1. Трубопроводы В1, Т3 от коллектора до санузлов квартир проложить в полу в гофре. Гофра условно не показана.
2. Мойки показаны условно, не учтены в спецификации, устанавливаются собственником жилья.

						СП007-08.21-00-ВК			
						Комплексная застройка в квартале улиц Фрунзе-Белинского-Щорса-Степана Разина, в Ленинском районе г. Екатеринбурга. Этап №1.1. Односекционный жилой дом.			
Изм.	Кол.ч	Лист	№ док	Подп.	Дата	Внутренний водопровод и канализация	Стадия	Лист	Листов
Разраб.		Кострулева					Р	31	
						План 28-го этажа с системами В1(2), Т3(2), Т4(2)		СПЕЦИАЛИЗИРОВАННЫЙ ПРОЕКТИРОВАЩИК	
Н. контр.		Костылева							
ГИП		Прохоров							