


План 2 этажа

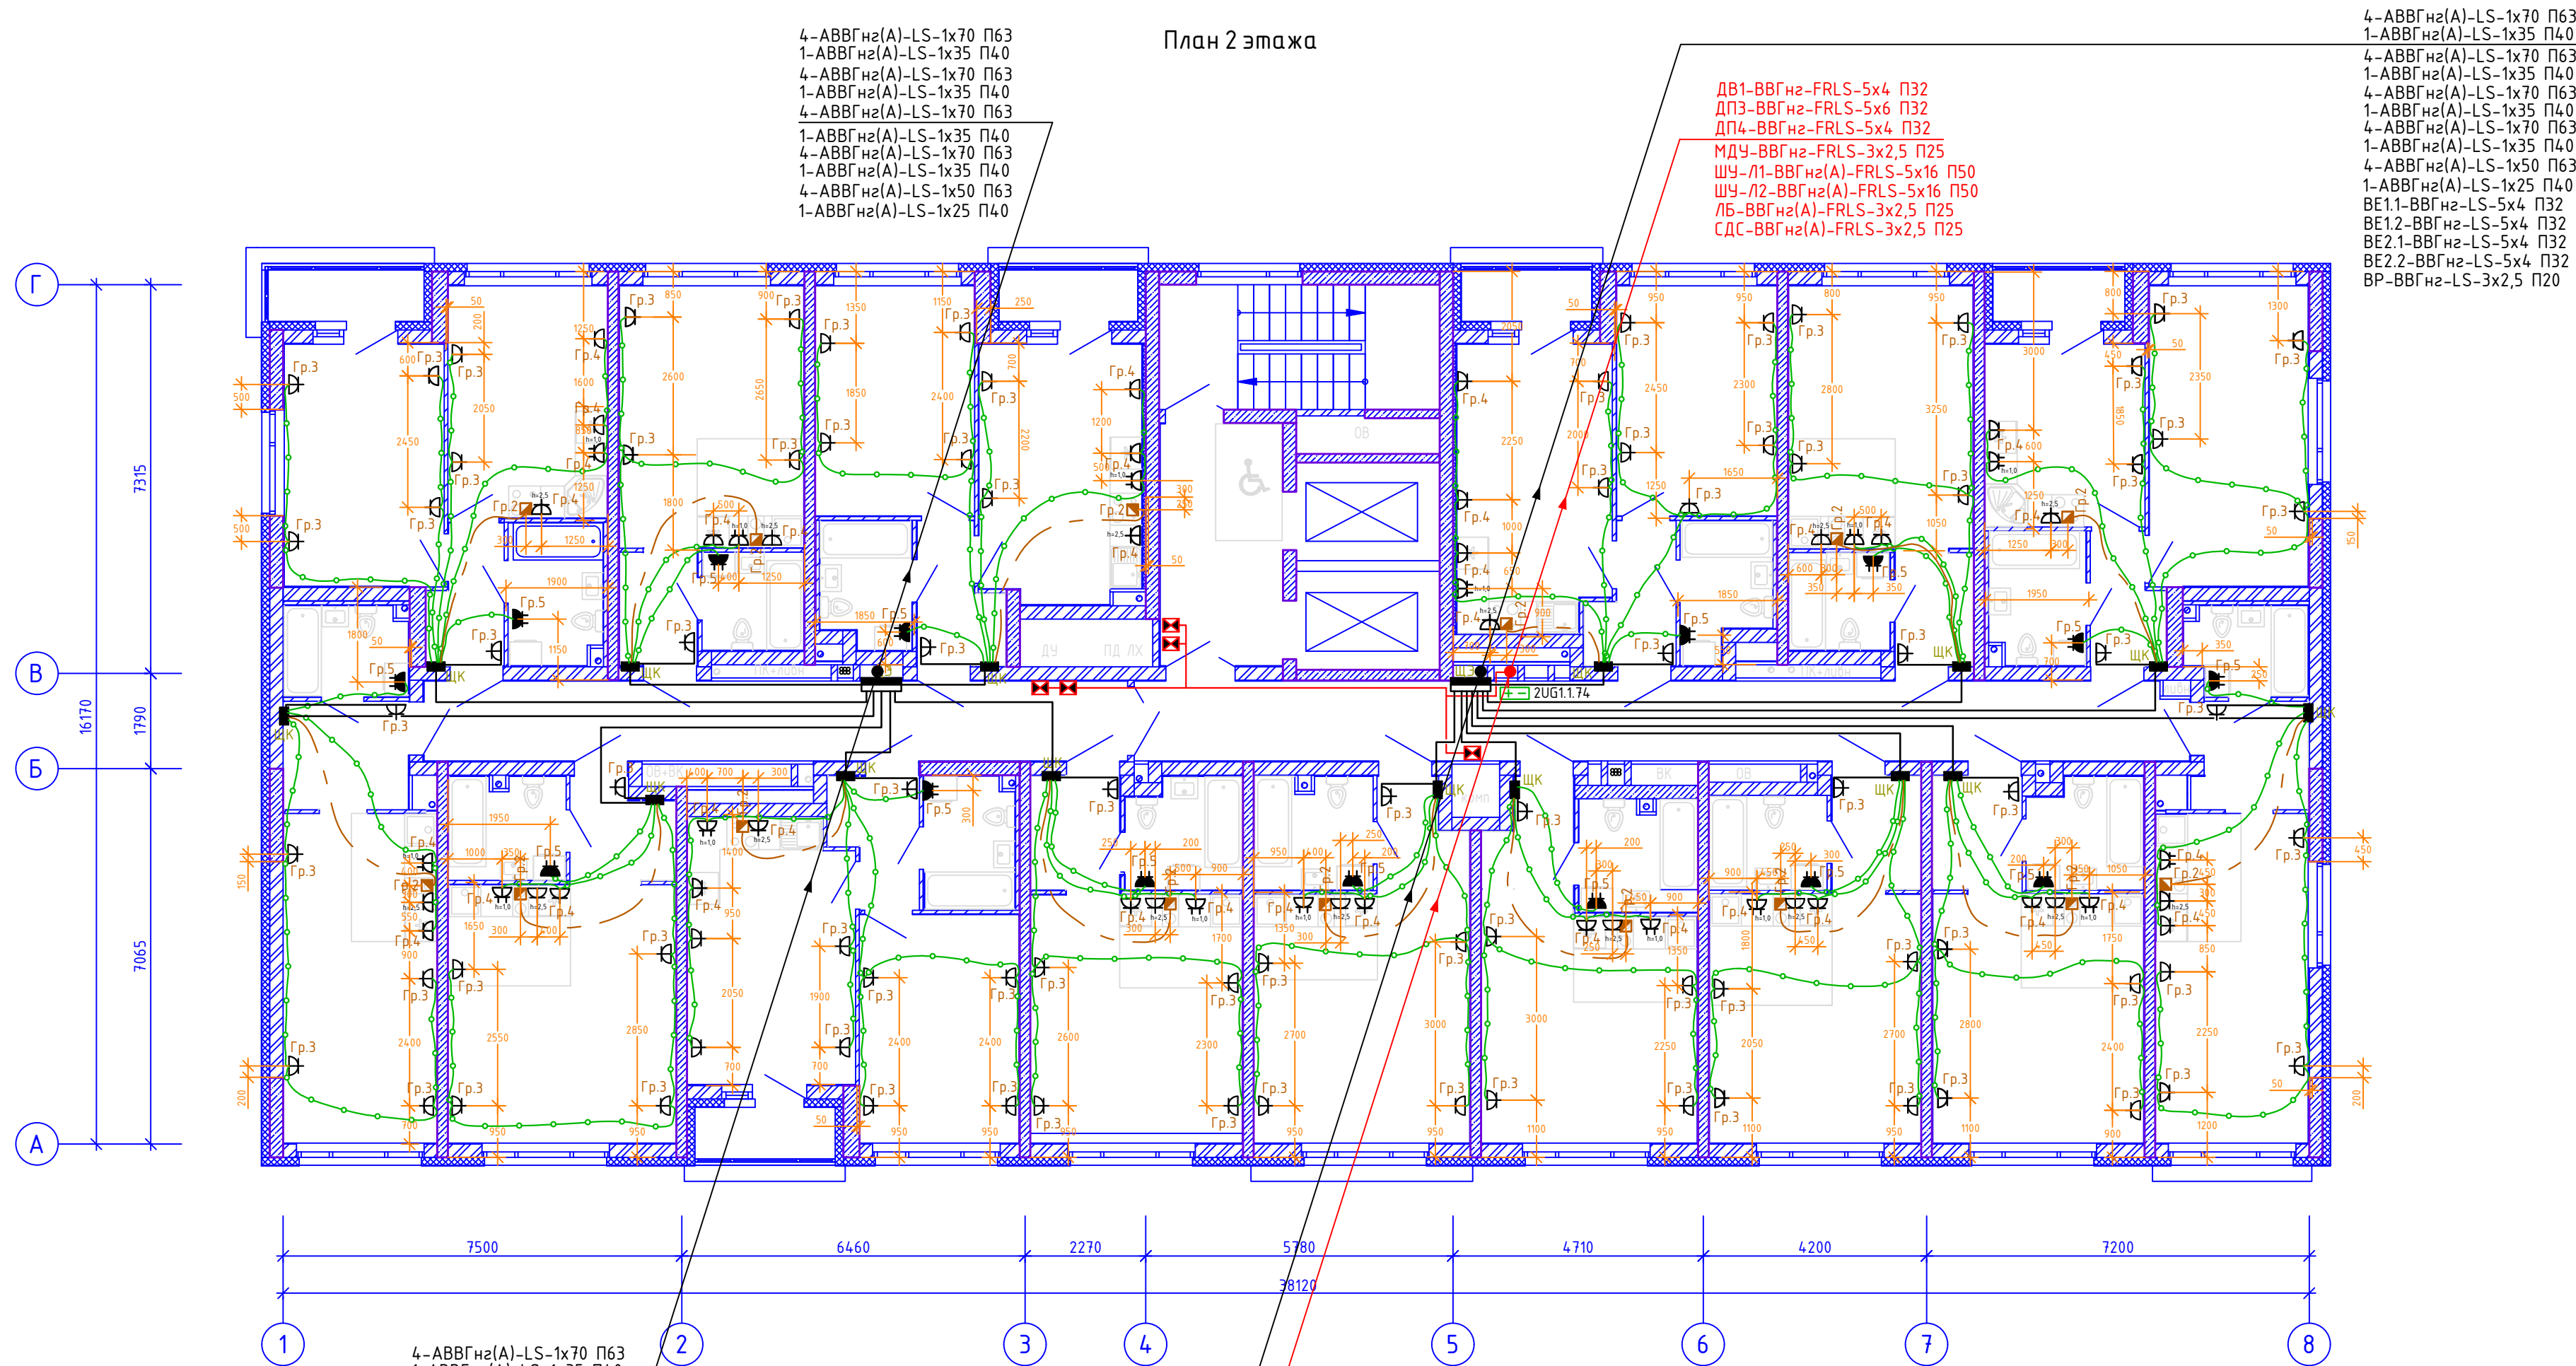

Условные обозначения оборудования

Наименование	Высота установки, м	Обозначение	Количество
Щит квартирный	1,5	ЩК	15
Розетка штепсельная скрытой установки с з/к, 220В 16А, IP 20	0,3 — комнаты 1,0 — кухня	РЗ	121
То же, сдвоенная	0,3 — комнаты 1,0 — кухня	РЗ	15
Розетка штепсельная скрытой установки с з/к, 220В 16А, IP54 (двоинная)	1,0	РЗ	15
Коробка с клеммником скрытой установки для подключения электроплиты 220В, 32А	0,3	КР	15
Прокладка сетей в плите перекрытия под помещением (полу) — труба П25		—	900
Прокладка сетей в плите перекрытия под помещением (полу) — труба П32 (для электроплиты)		—	120
Монолитный участок стены		■	
Электропривод клапана системы ОВ (ДУ) — МДУ-1		■	5

Примечания:

- В индексе ЭУИ указывается высота установки отличная от стандартной;
- Для всех розеток без доп. обозначений принимать высоту установки 0,3м от уровня пола;
- Стандартная высота установки розеток для рабочей поверхности кухни, стиральных машин, полотенцесушителей и водонагревателей 1,0м;
- Розетка под вытяжку на отм. 2,5м.
- В местах установки розетки под вытяжку (h=2,5м) на монолитной стене подвод кабеля выполняется открыто в трубе по потолку и далее через коробку КМУ4 в трубе в монолитной стене к установочной коробке розетки вытяжки;
- Ввод кабеля от ЩЗ до ЩК выполняется в МОП за подвесным потолком, в местах где щит квартирный установлен не у стены смежной с МОП кабель прокладывается открыто под потолком квартиры;

СП007-08.21-00-ЭЛ					
Комплексная застройка в квартале улиц Фрунзе-Белинского-Щорса-Степана Разина, в Ленинском районе г. Екатеринбургa. Этап N1.1. Односекционный жилой дом					
Изм.	Кол.уч.	Лист	Ндок.	Подп.	Дата
Разраб.	Дорошенко	03.23			
Проверил	Леднев	03.23			
Н.контр.	Костылева	03.23			
Электрооборудование и электроосвещение				Стадия	Лист
				Р	16
План 2 этажа Электрооборудование				СПЕЦИАЛИЗИРОВАННЫЙ ПРОЕКТИРОВЩИК	